

Система водоснабжения. План дома

М (1 : 100)


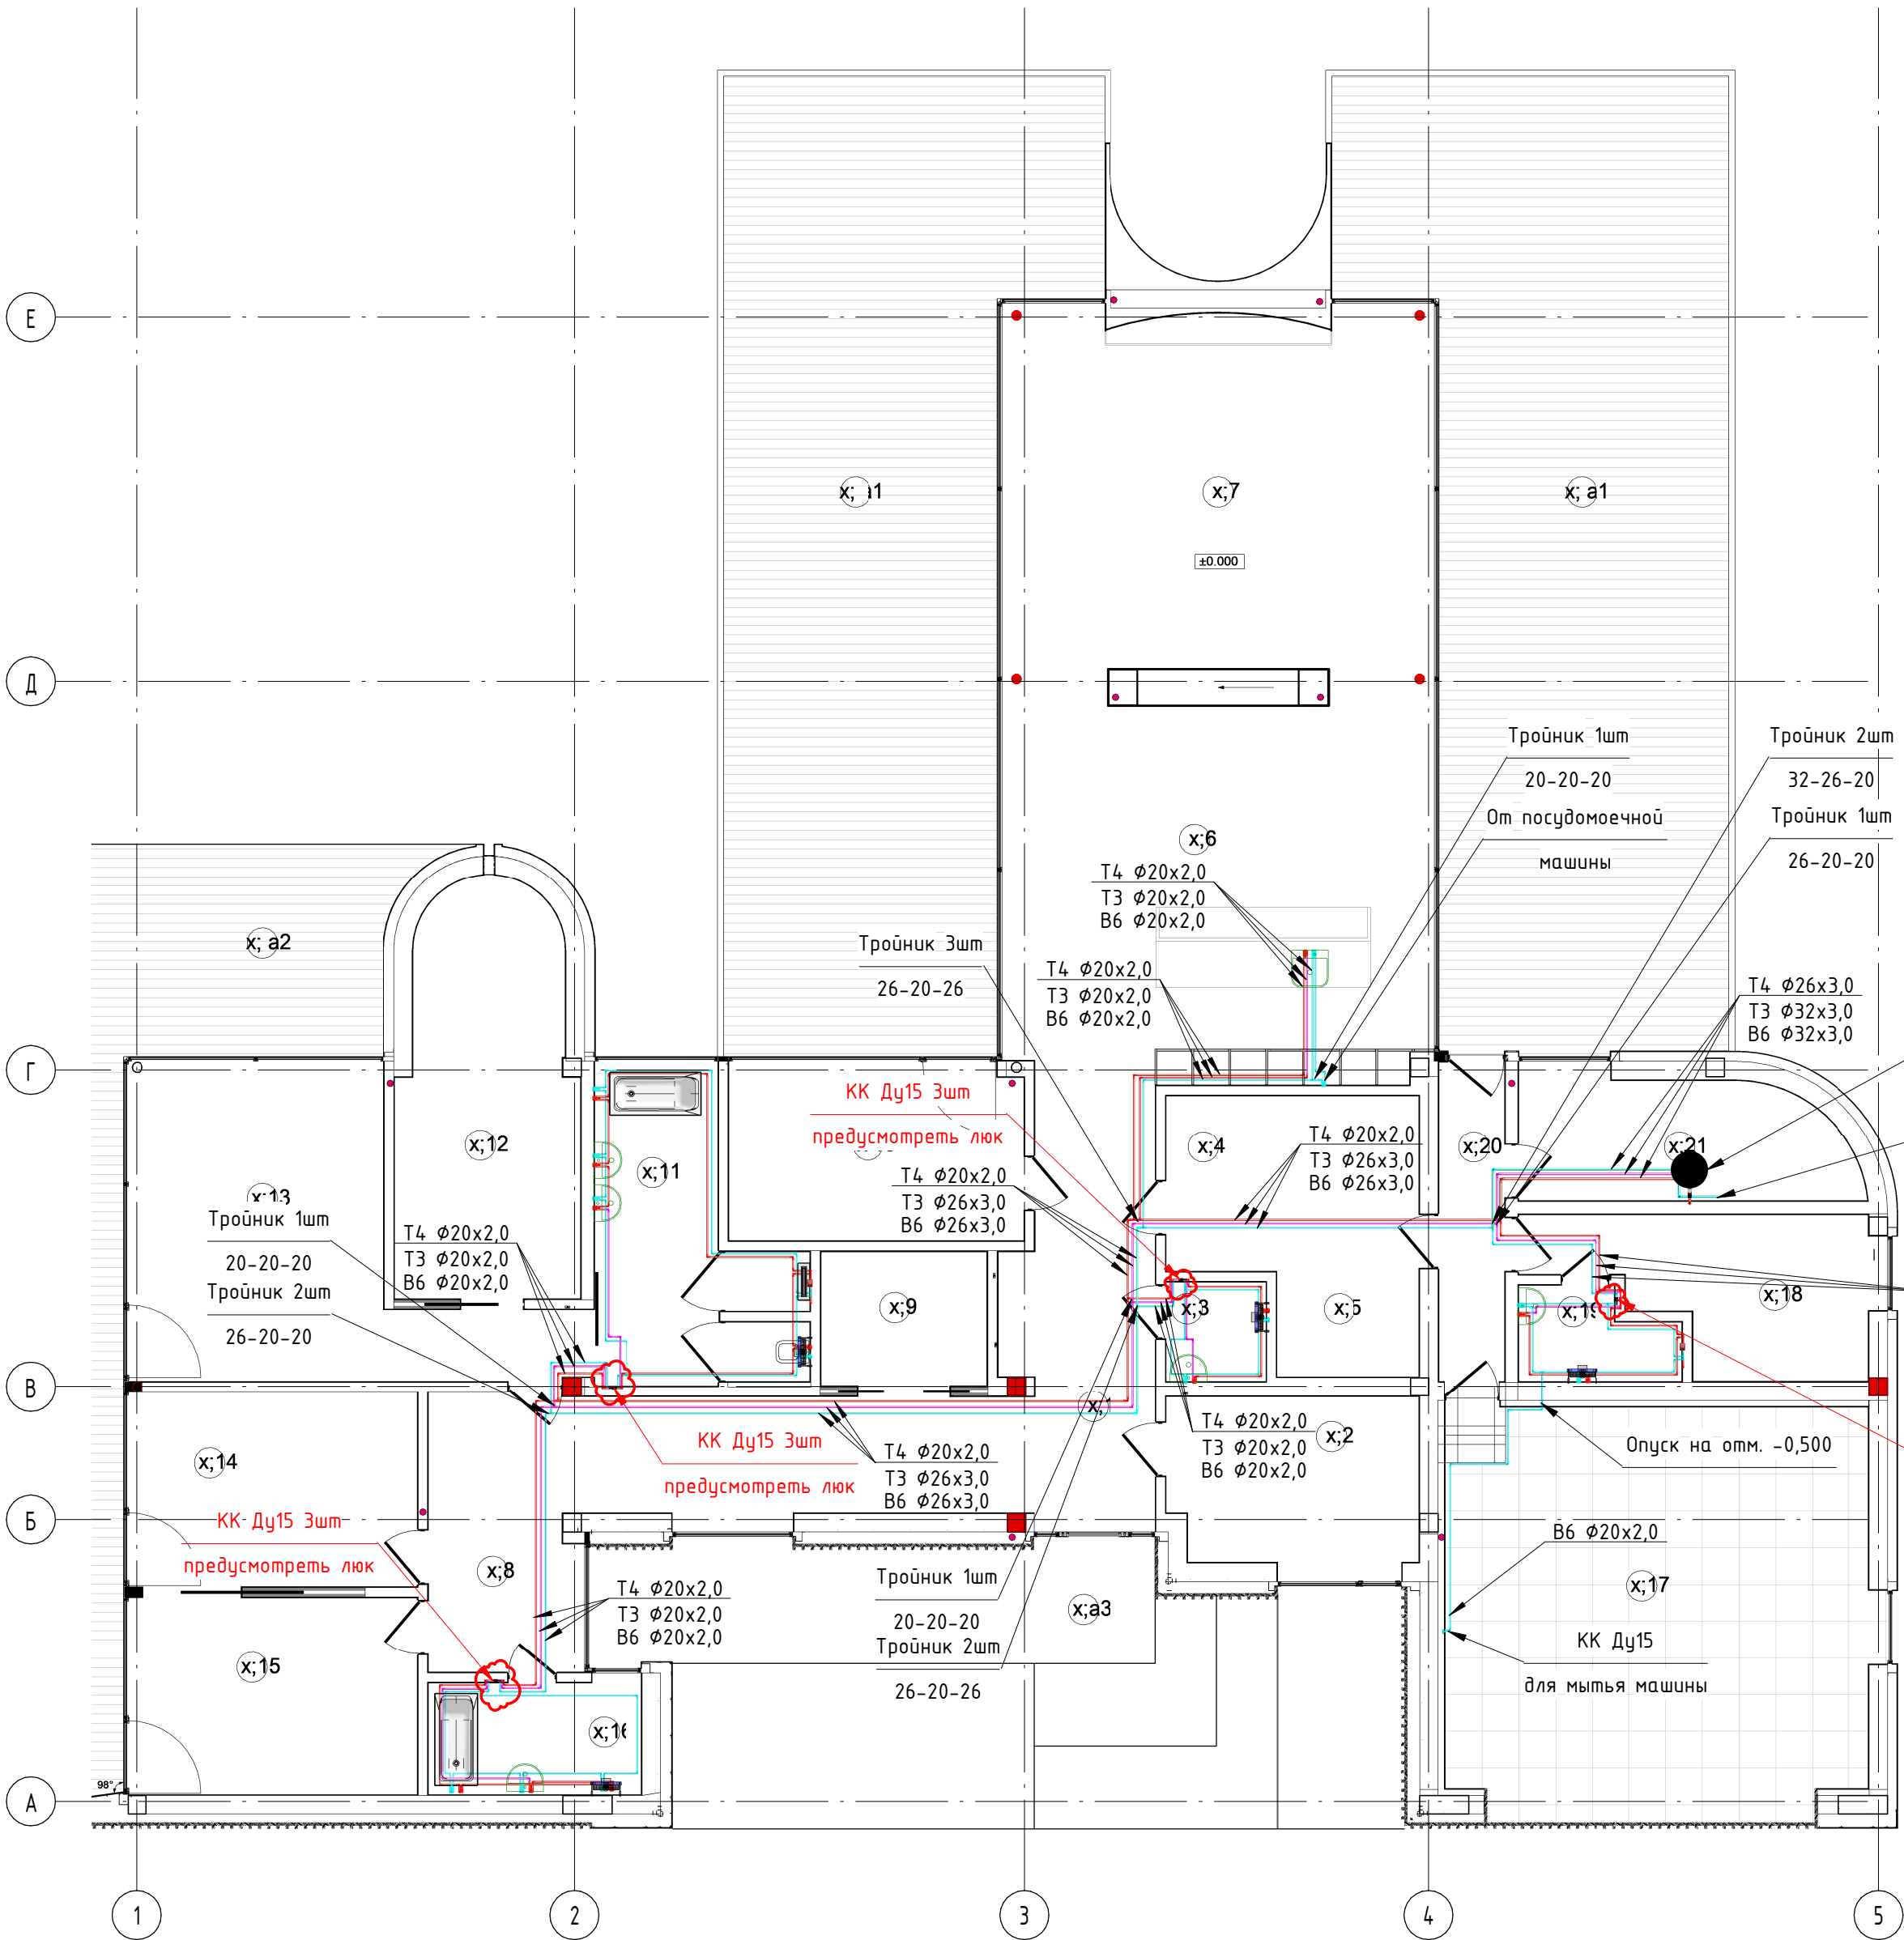


Схема 4.

Расстояние между точками
крепления труб водоснабжения

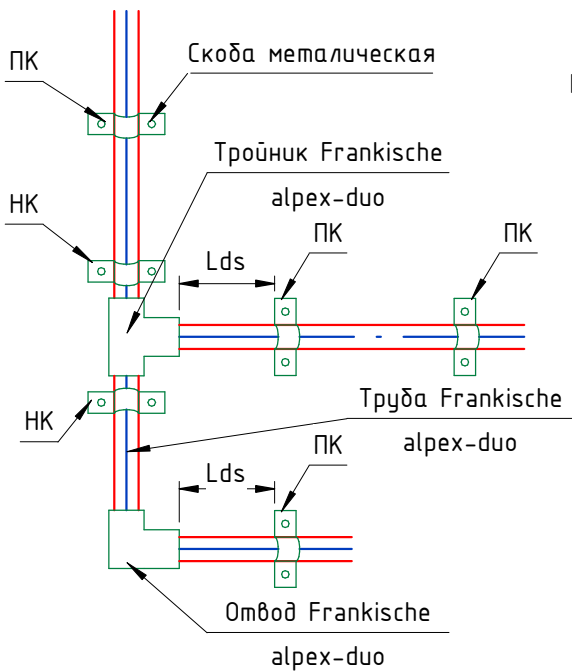


Расстояние на горизонтальном участке


Диаметр,мм	Расстояние между опорами Lds,мм
20	1200
25	1400
32	1450
40	1500

* - При монтаже вертикального участка,
расстояние между опорами составляет: 1,2*Lds
** - ПК - подвижное крепление
- НК - неподвижное крепление

Узел подключения Ibox

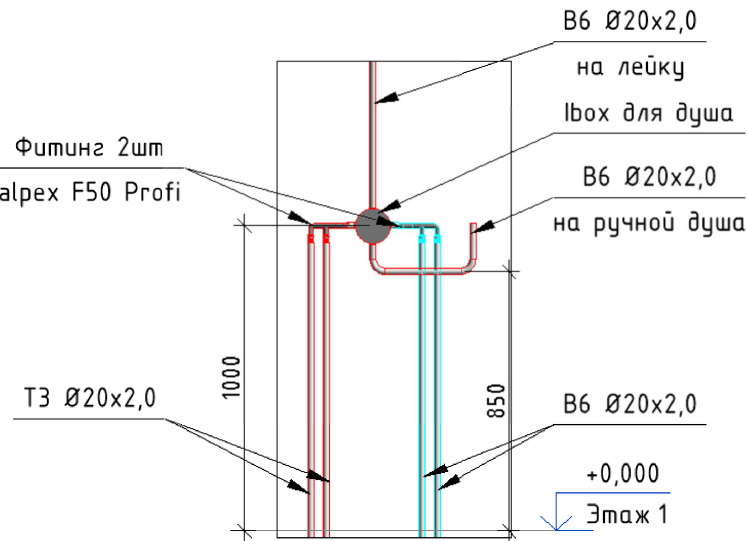

Узел подключения умывальника

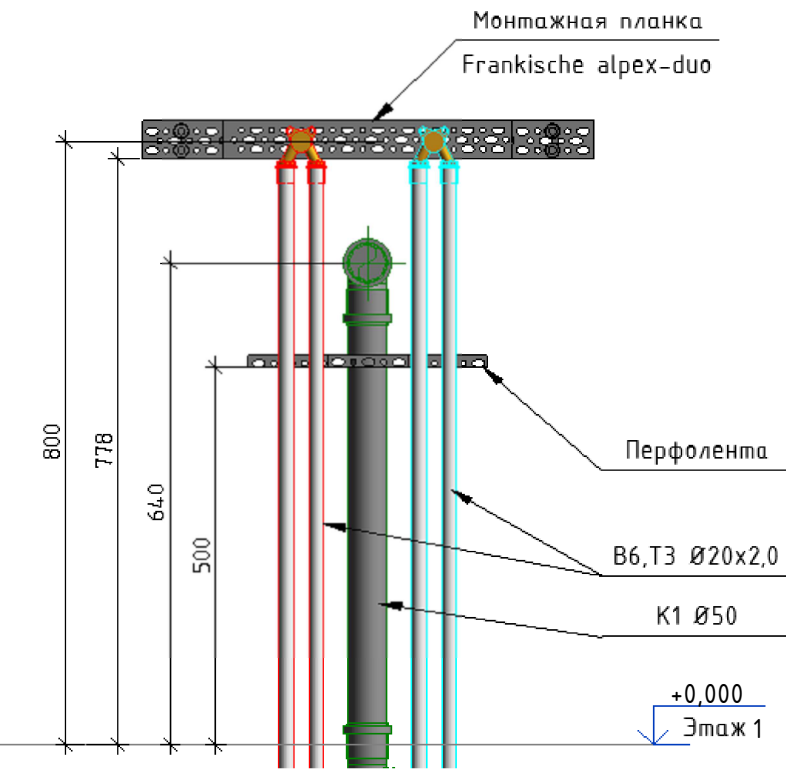

- Условные обозначения:
- Т3 трубопровод системы горячего водоснабжения
 - Т4 трубопровод системы рециркуляции
 - В6 трубопровод системы холодного водоснабжения (после ХВ0)

Примечания:

- Трубопроводы Т3, Т4, В6 проложить вдоль стен в конструкции пола.
- Трубопроводы Т3, Т4, В6 проложить с изоляцией толщиной 9мм.
- Трубопроводы Т3, Т4, В6 подключения сантехнических приборов выполнить трубопроводом Frankische alrex-duo Ø20x2,0, Ø26x3,0, Ø32x3,0.
- Трубопроводы проложить с уклоном 0,02-0,005 в сторону опорожнительной арматуры.
- В местах установки запорной и сливной арматуры предусмотреть ревизионные лючки. Расположение ревизионных лючков согласовать с дизайн-проектом.
- Крепление труб водоснабжения выполнить согласно схеме №4.
- Точные привязки подключений сантехнических приборов принимать по дизайн-проекту и технической документации приборов.


11022020ЛТВ -ВК

Жилой дом в Московской области

Зм.	Кол.	Лист	№ док.	Подпись	Дата	Стадия	Лист	Листов
ГИП	Шнылер					РП	3.2	
Рук. пр.	Лубенец							
Н. контр.	Демидюк							
Разработал	Демидюк							



Зд вид системы водоснабжения

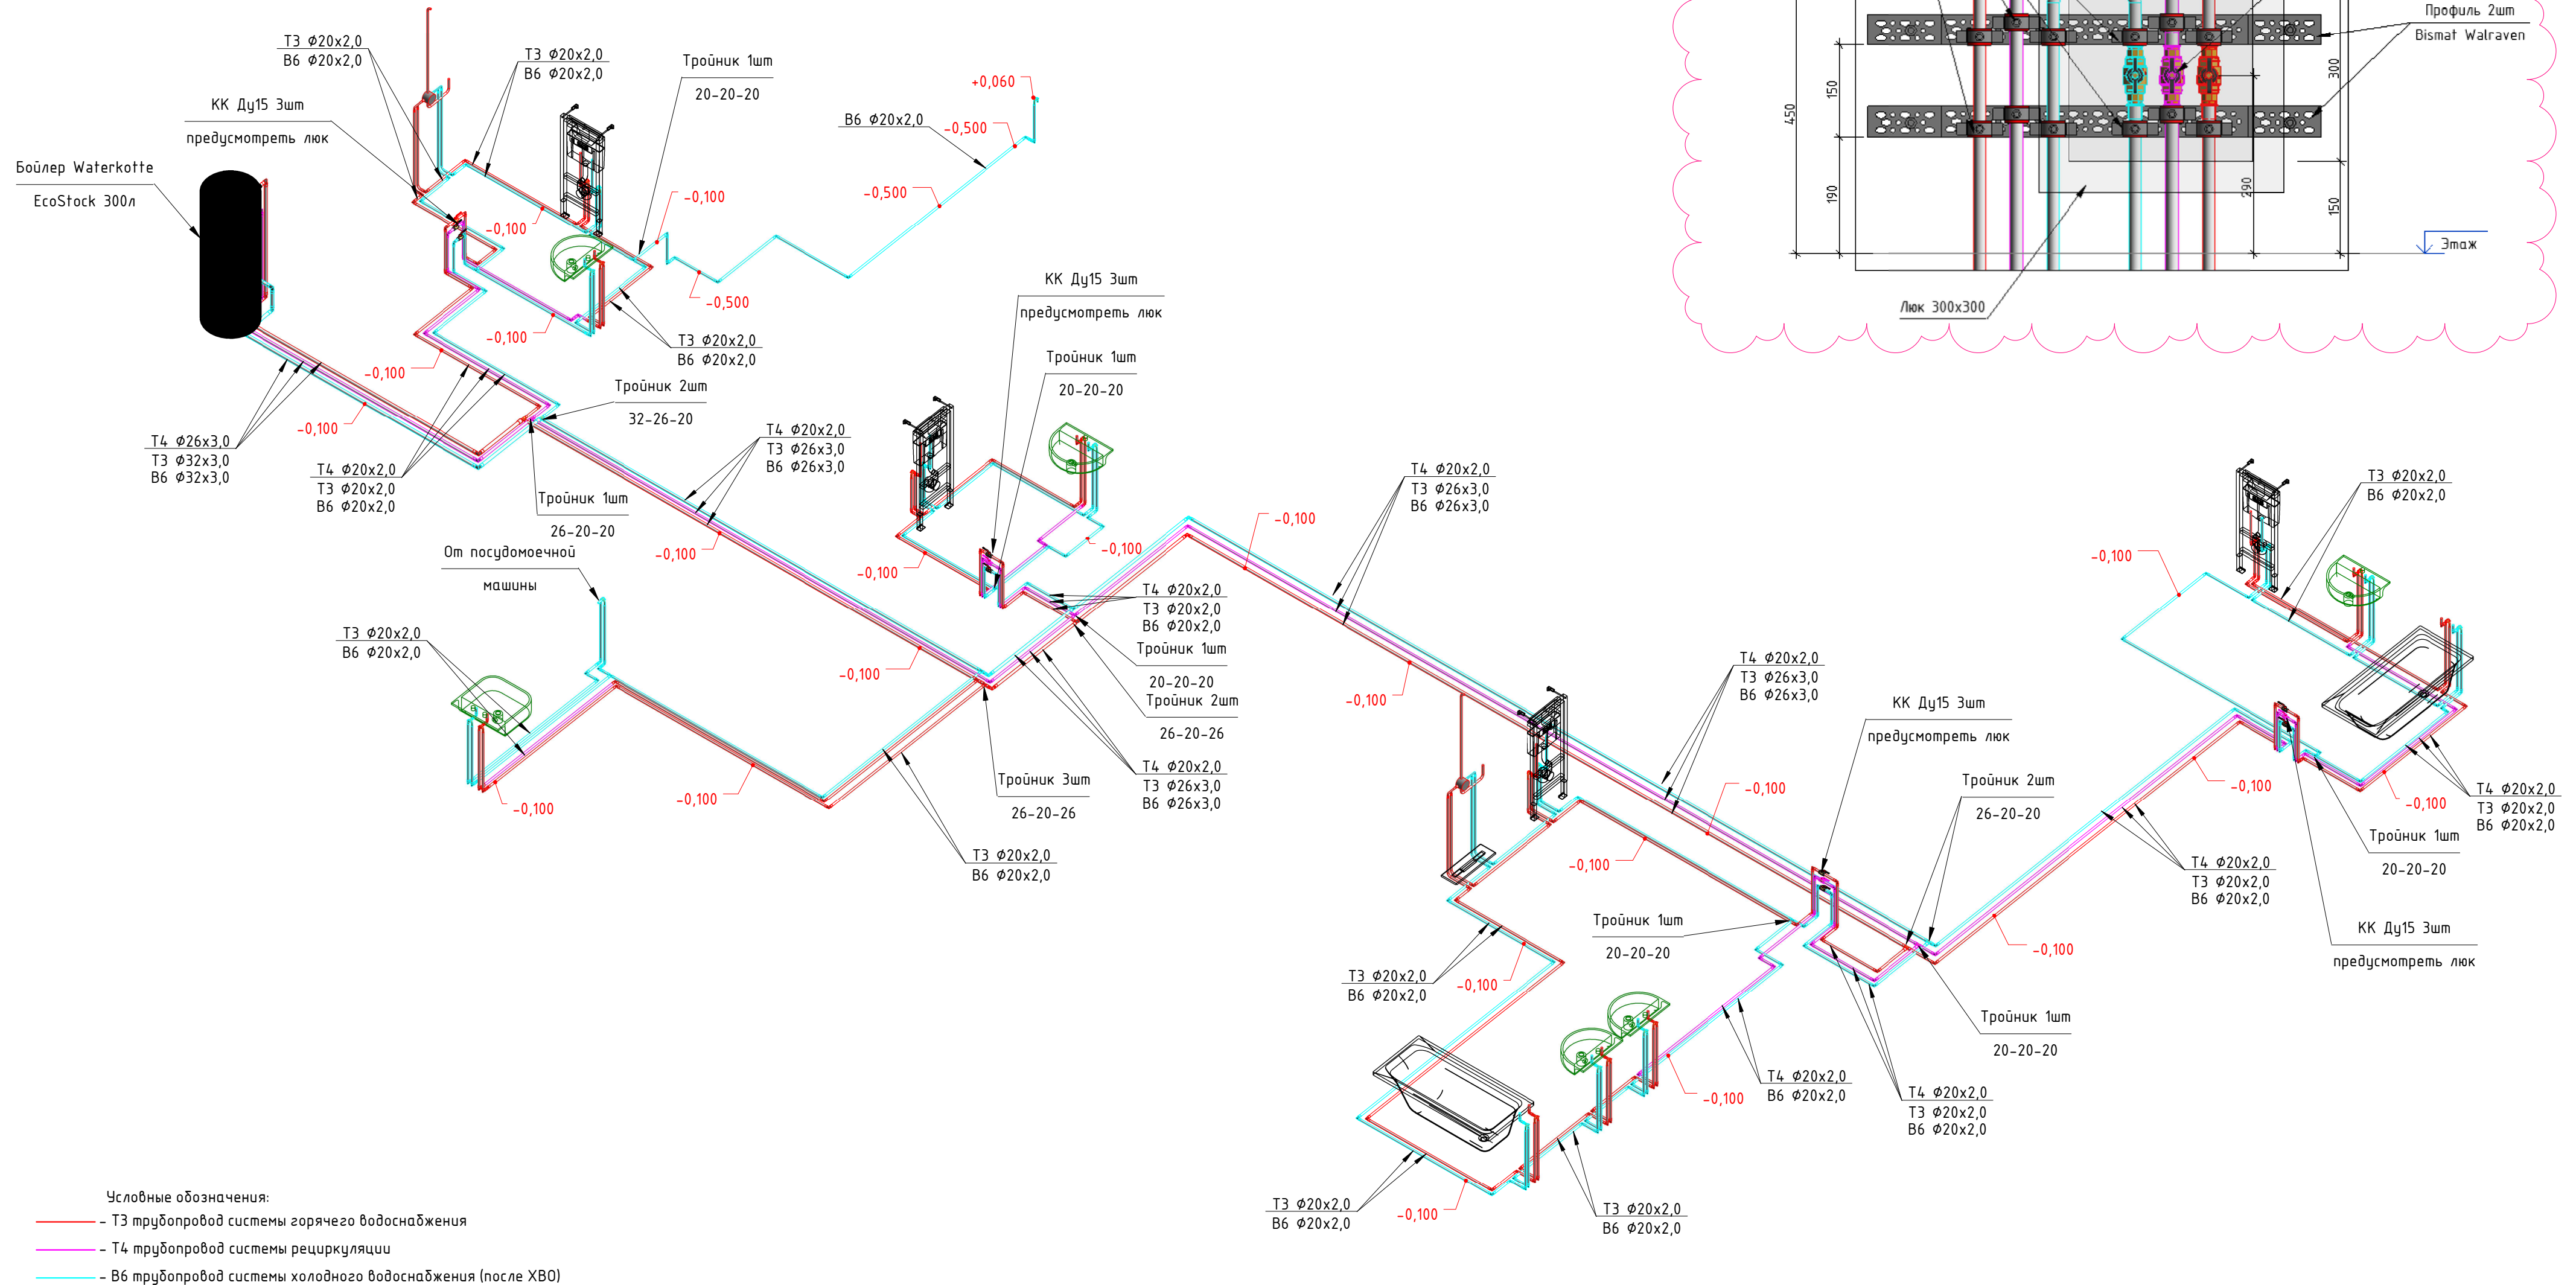

Примечания:

1. Трубопроводы Т3, Т4, В6 проложить вдоль стен в конструкции пола.
2. Трубопроводы Т3, Т4, В6 проложить с изоляцией толщиной 5мм.
3. Трубопроводы Т3, Т4, В6 подключения сантехнических приборов выполнить трубопроводом Frankishse alplex-duo Ø20x2,0, Ø26x3,0, Ø32x3,0.
4. Трубопроводы проложить с уклоном 0,02–0,005 в сторону опорожнительной арматуры.
5. В местах установки запорной и сливной арматуры предусмотреть ревизионные лючки. Расположение ревизионных лючков согласовать с дизайн-проектом.
6. Крепление труб водоснабжения выполнить согласно схеме №4.
7. Точные привязки подключений сантехнических приборов принимать по дизайн-проекту и технической документации приборов.

						11022020ЛТВ -БК			
						Жилой дом в Московской области			
Зм.	Кол.	Лист	№ док.	Подпись	Дата		Стadia	Лист	Листов
ГИП		Шпылюр				Внутренние инженерные сети	РП	3.3	
Рук. пр.									
Н. контр.		Лубенец							
Разработал		Демидюк				За вид системы водоснабжения	 Сахара		