
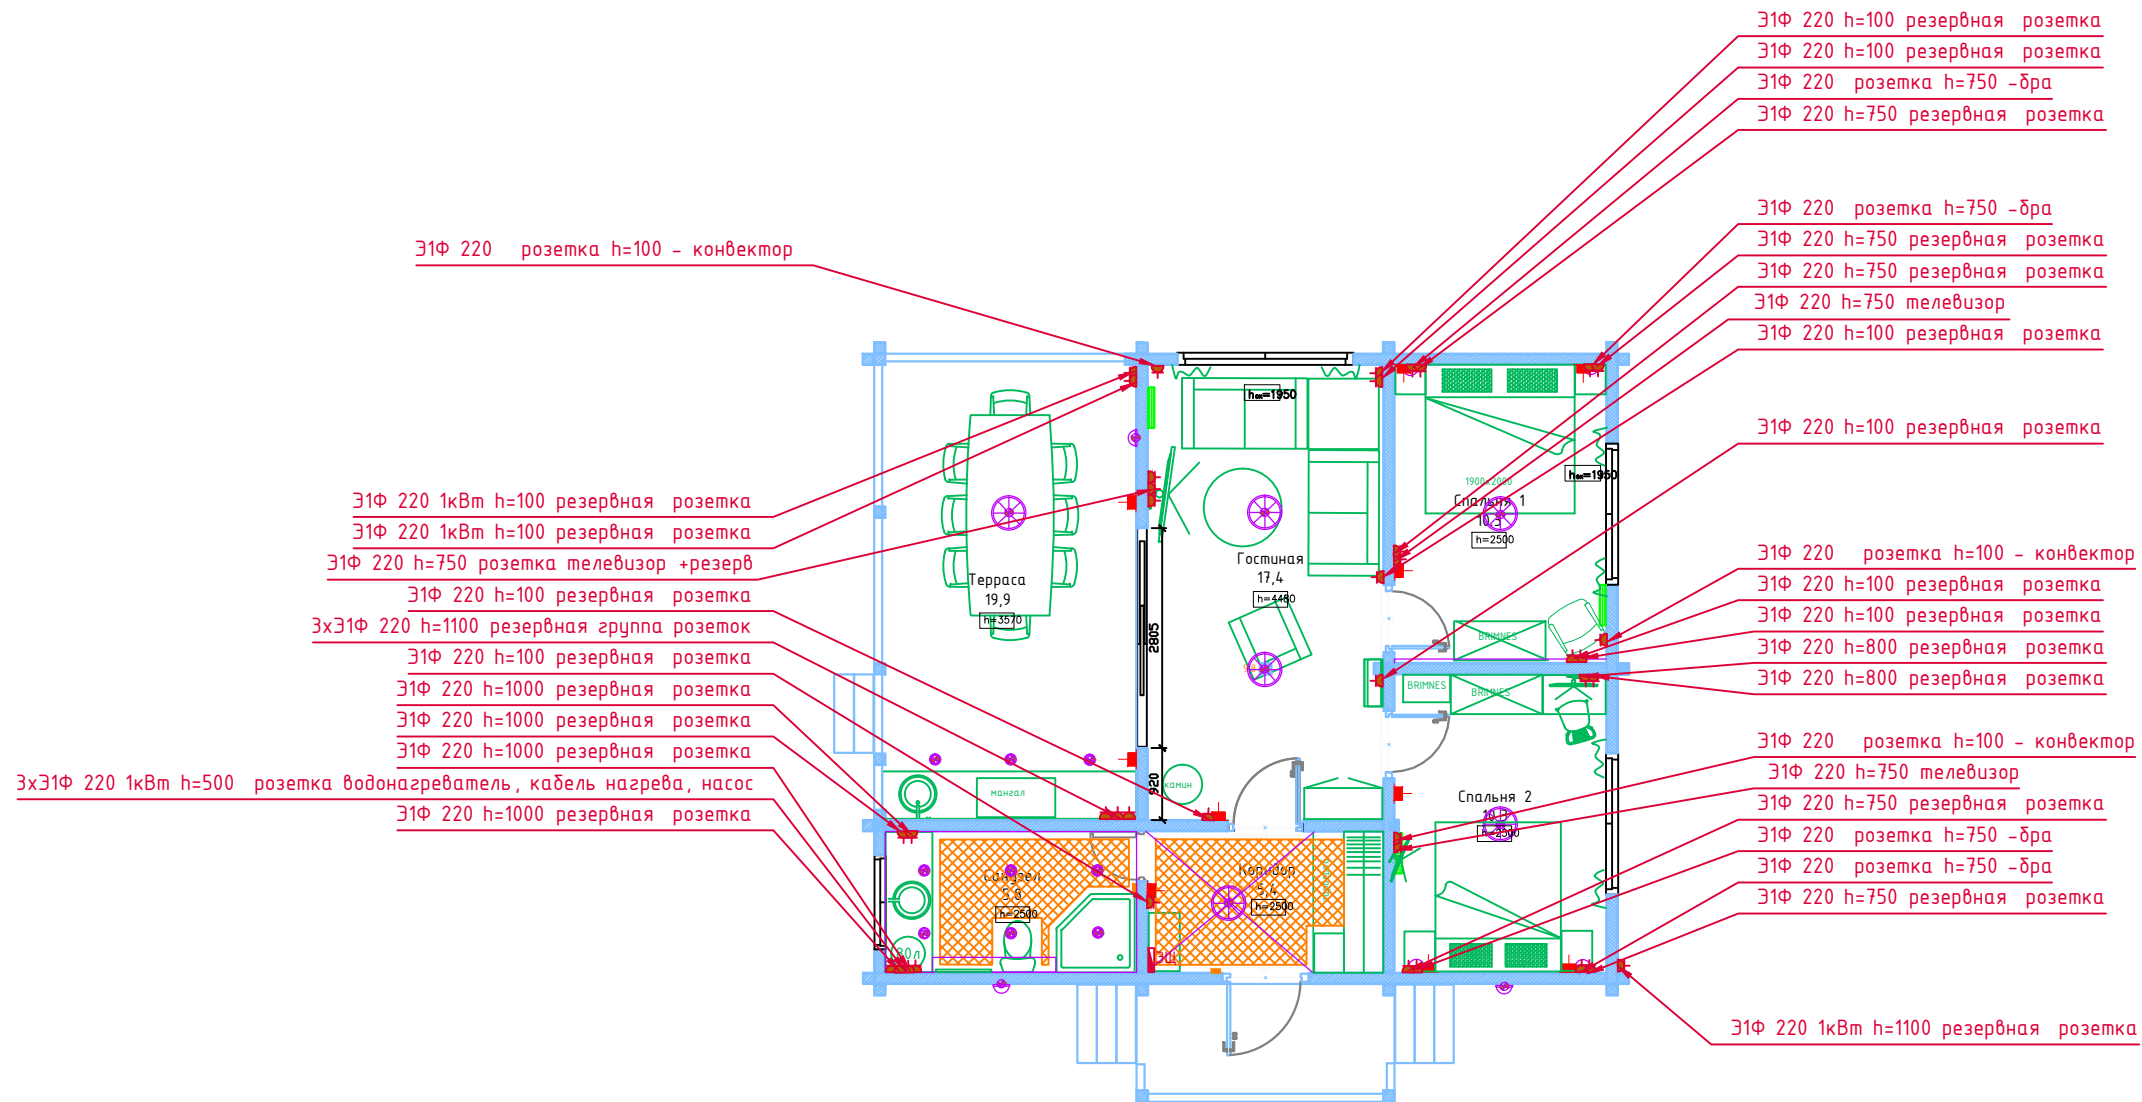


-  — терморегулятор
теплого пола
-  — розетка
-  — электрощиток
-  — выключатель света
-  — точечный светильник
-  — бра
-  — люстра




| № | Наименование помещения | S,м2 |
|----|------------------------|------|
| 1. | Прихожая | 5,4 |
| 2. | Ванная | 5,8 |
| 3. | Гостиная | 17,4 |
| 4. | Спальня №1 | 10,3 |
| 5. | Спальня №2 | 10,3 |
| 6. | Терраса | 19,9 |
| 7. | Антресоль №1 | 10,4 |
| 8. | Антресоль №2 | 5,4 |
| | Итого: | 84,9 |

| | |
|--------------|--|
| Согласовано | |
| Имя, № подл. | |
| Подп. и дата | |
| Взам. инв. № | |

| | | | | | | | | |
|------------|--|--|--|--|--------|----------------|------|--------|
| Разработал | | | | | 1 этаж | СТАДИЯ | ЛИСТ | ЛИСТОВ |
| Инженер | | | | | | | | |
| Н.контр. | | | | | | План электрики | | |

-  — терморегулятор теплого пола
-  — розетка
-  ЭЩ — электрощиток
-  — выключатель света
-  — точечный светильник
-  — бра
-  — люстра


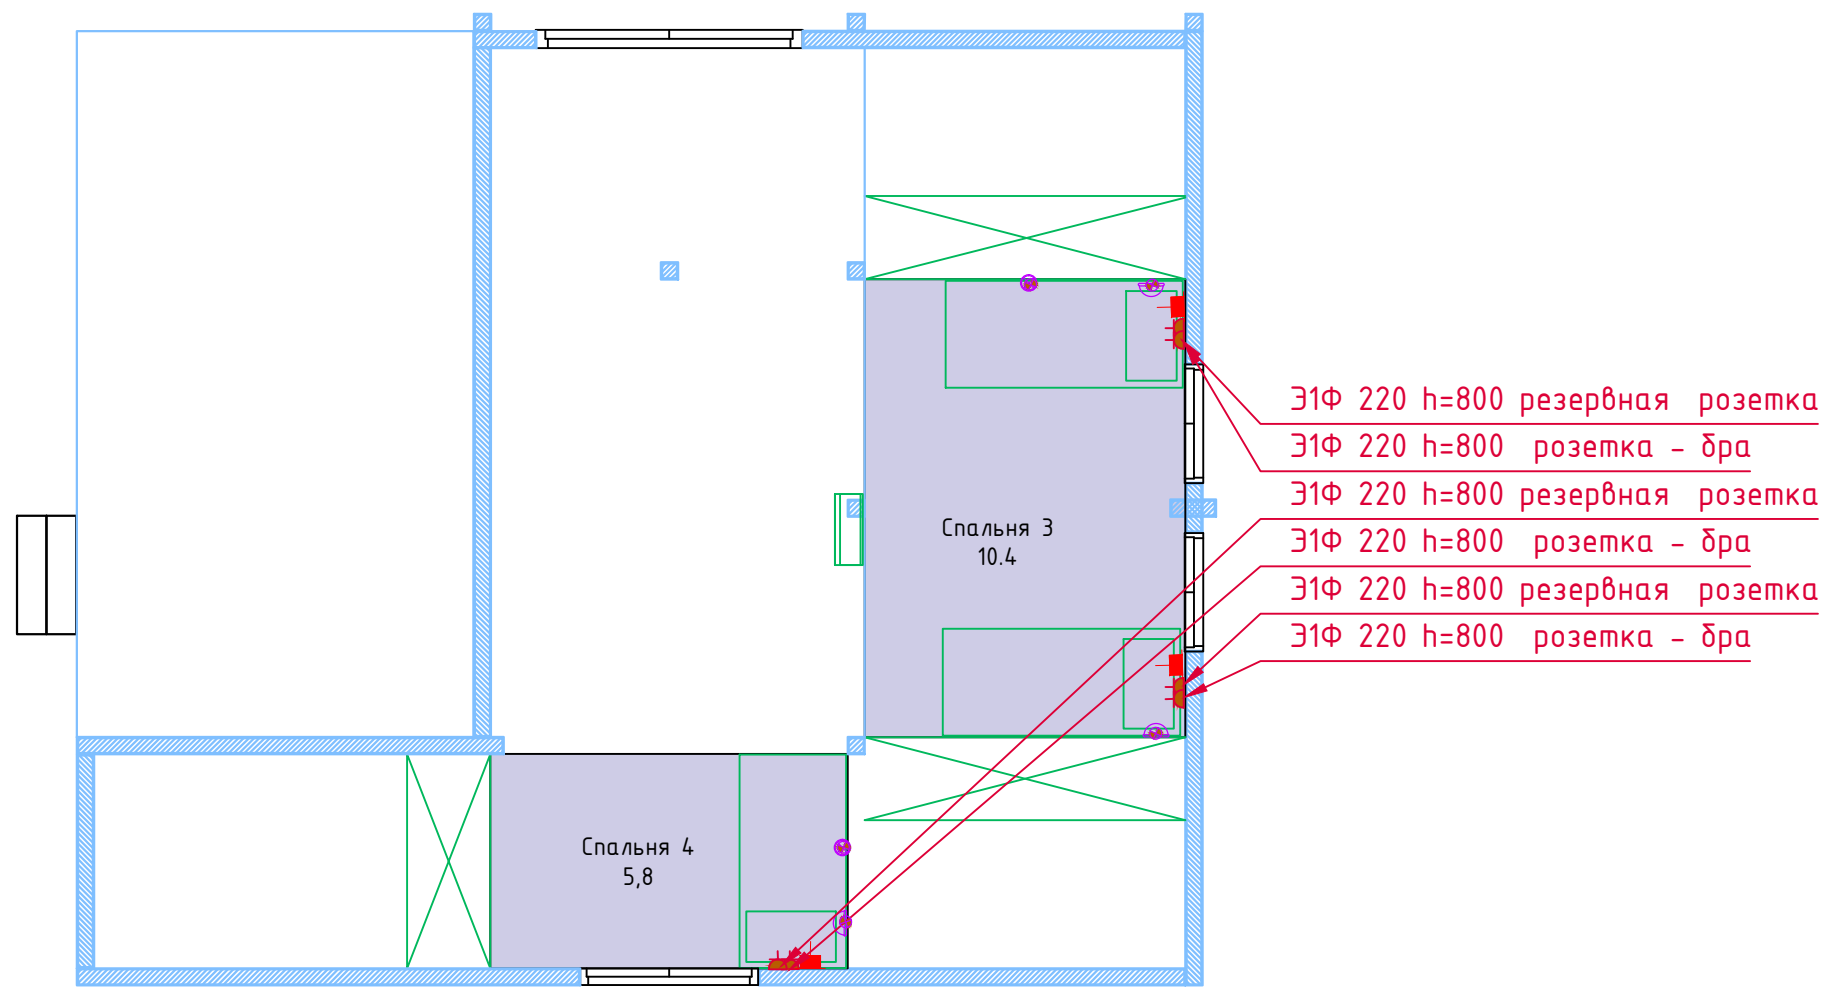


| № | Наименование помещения | S, м2 |
|--------|------------------------|-------|
| 1. | Прихожая | 5,4 |
| 2. | Ванная | 5,8 |
| 3. | Гостиная | 17,4 |
| 4. | Спальня №1 | 10,3 |
| 5. | Спальня №2 | 10,3 |
| 6. | Терраса | 19,9 |
| 7. | Антресоль №1 | 10,4 |
| 8. | Антресоль №2 | 5,4 |
| Итого: | | 84,9 |

| | |
|--------------|--|
| Согласовано | |
| Взам. инв. № | |
| Подп. и дата | |
| Инв. № подл. | |

| | | | | | | | | | |
|------------|--|--|--|--|--|----------------|--------|------|--------|
| | | | | | | | | | |
| | | | | | | | | | |
| | | | | | | | | | |
| Разработал | | | | | | | | | |
| Инженер | | | | | | | | | |
| Н.контр. | | | | | | | | | |
| | | | | | | | | | |
| | | | | | | 2 этаж | СТАДИЯ | ЛИСТ | ЛИСТОВ |
| | | | | | | План электрики | | | |

План 1-го этажа М 1:75

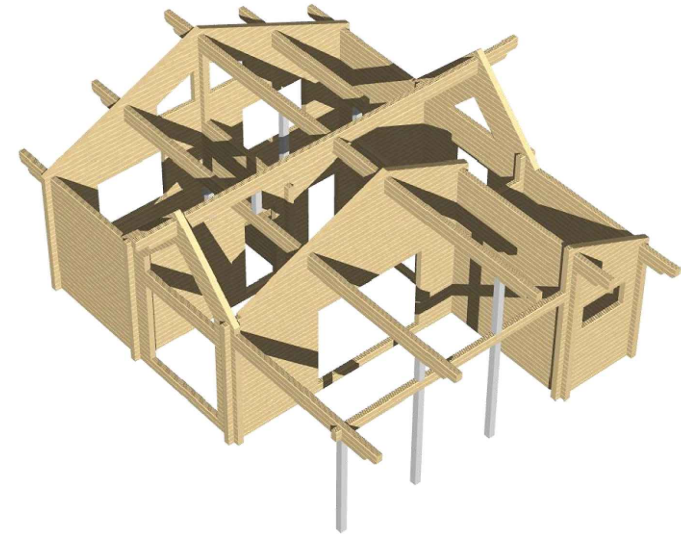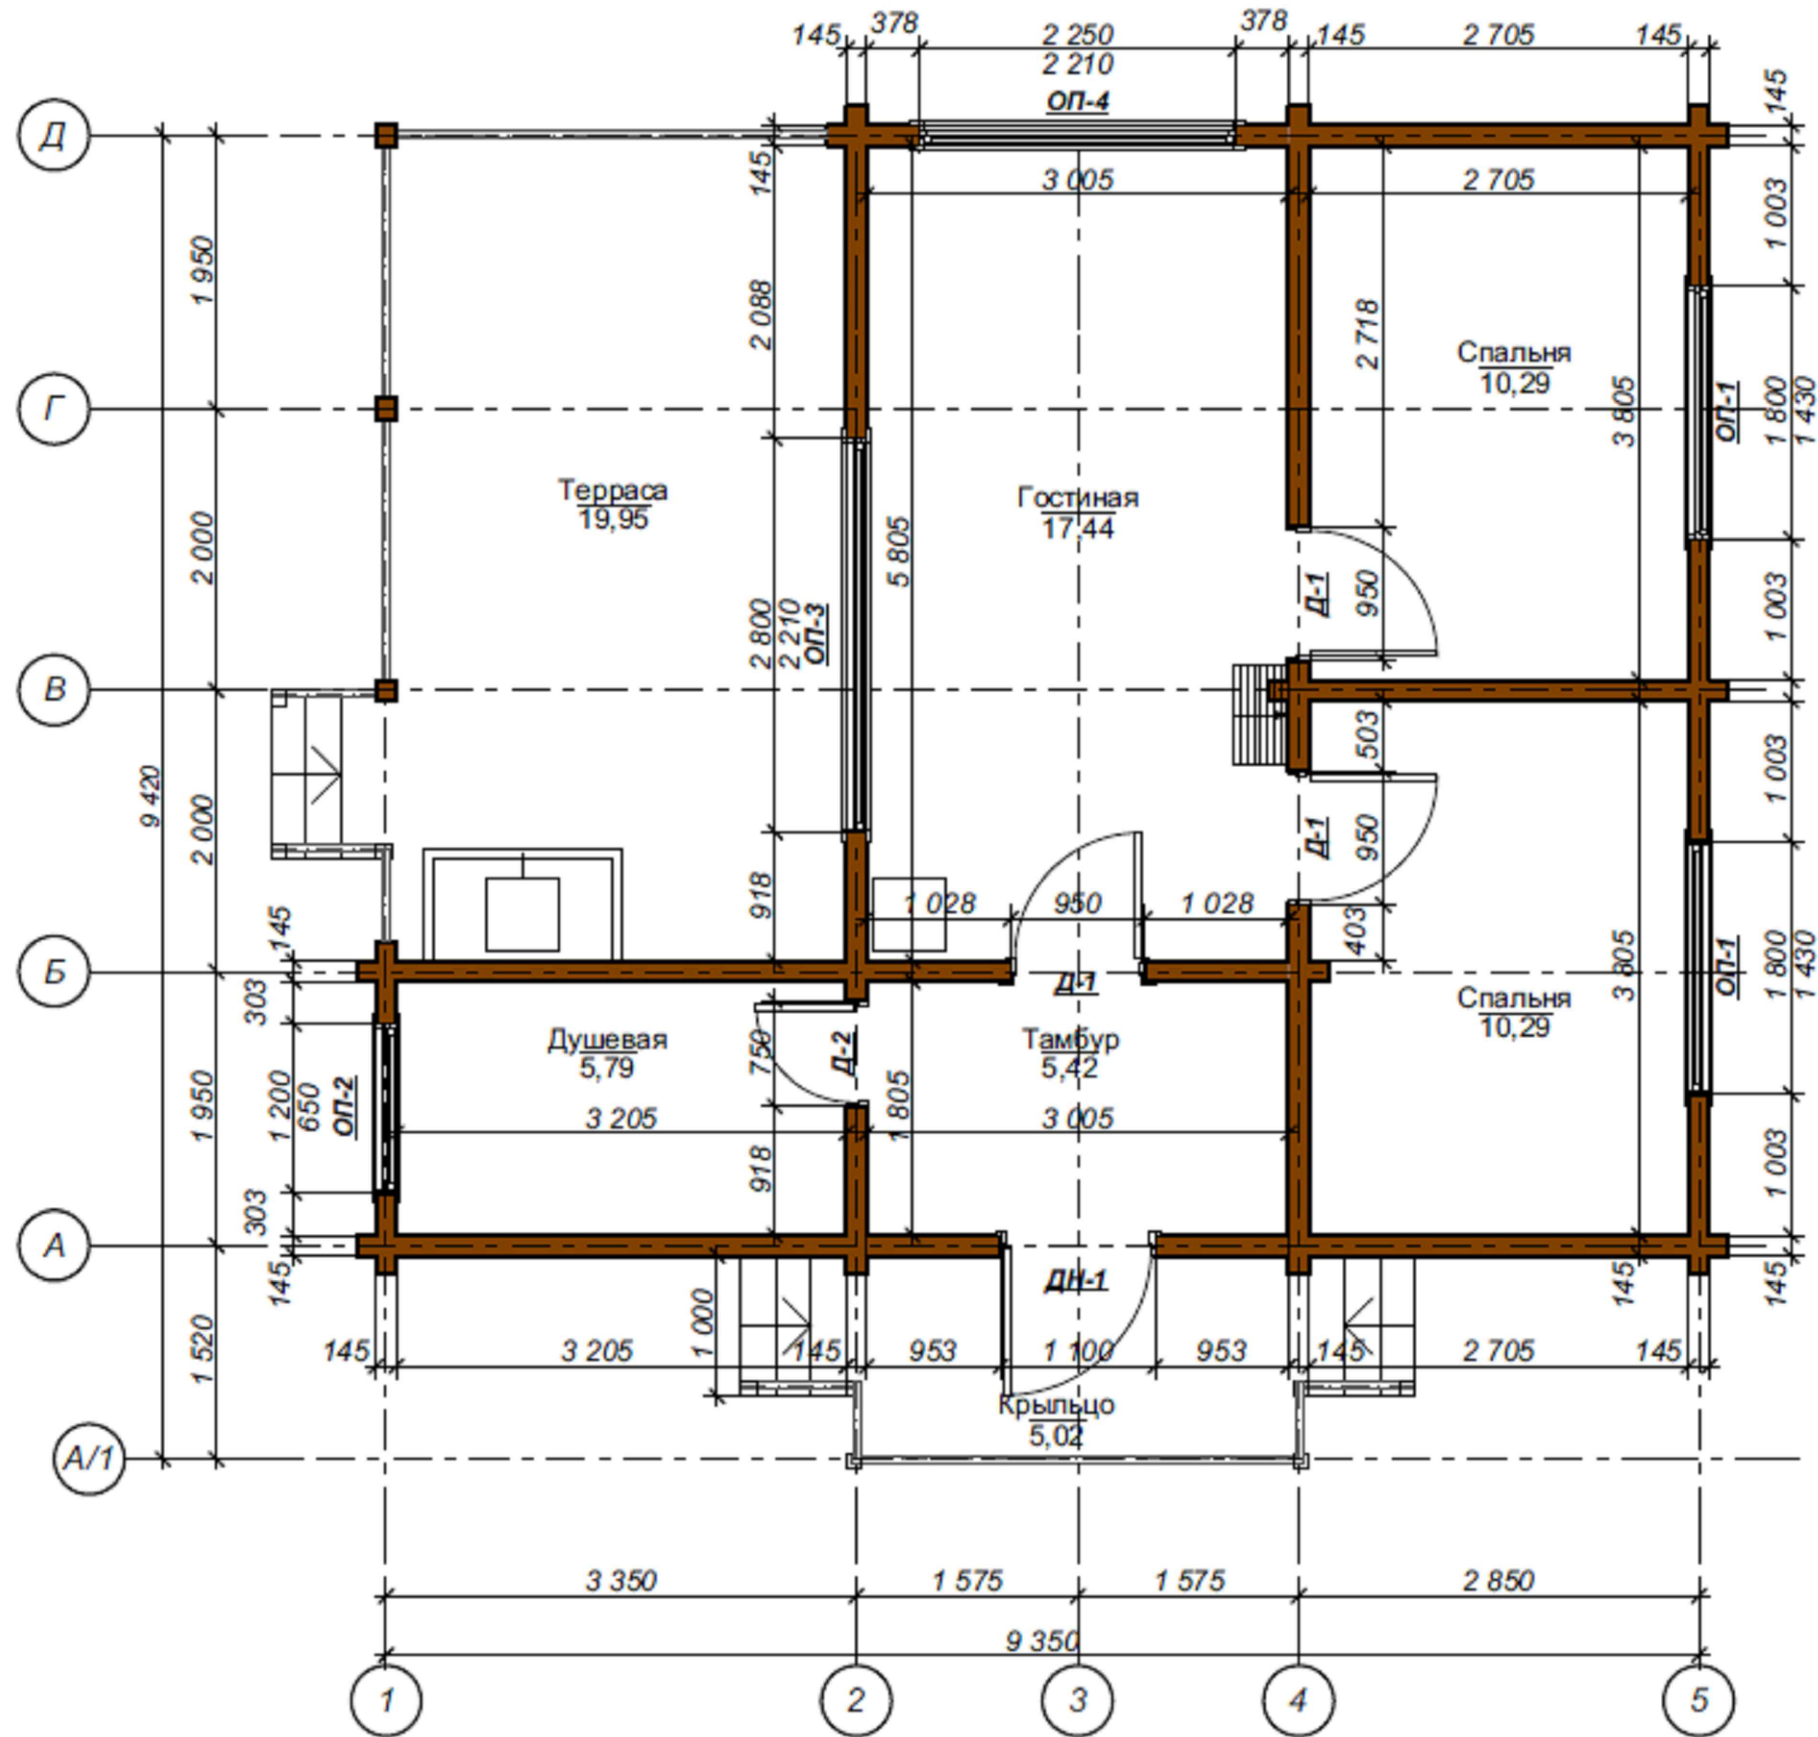

| № | Наименование помещения | S, м2 |
|----|------------------------|-------|
| 1. | Прихожая | 5,4 |
| 2. | Ванная | 5,8 |
| 3. | Гостиная | 17,4 |
| 4. | Спальня №1 | 10,3 |
| 5. | Спальня №2 | 10,3 |
| 6. | Терраса | 19,9 |
| 7. | Антресоль №1 | 10,4 |
| 8. | Антресоль №2 | 5,4 |
| | Итого: | 84,9 |

Имя, № погр. | Подп. и дата | Взам. инв. № | Согласовано

| | | | | | | | | | |
|------------|--|--|--|--|--------|-----------|------|--------|--|
| Разработал | | | | | 1 этаж | СТАДИЯ | ЛИСТ | ЛИСТОВ | |
| Инженер | | | | | | План стен | | | |
| Н.контр. | | | | | | | | | |