

Заказчик:
Объект: частный дом

РАБОЧАЯ ДОКУМЕНТАЦИЯ

Электрическое освещение и силовое
электрооборудование

Главный инженер проекта: СК "Идея"

Москва 2021 год

Согласовано

Инв. № подл.	Подп. и дата	Взам. инв. №

Состав рабочей документаций		
Обозначение	Наименование	№Листа
08-2021-РС	План розеточной сети.	3-4
08-2021-ОС	План осветительной сети.	5-6
08-2021-ОУ	Условные обозначения.	7
08-2021-СИ	Спецификация	8

Согласовано				

Подп. и дата	Взам. инв. №
--------------	--------------


Инв. № подл.	
--------------	--

Инженер			
ГИП			
Утвердил			

Стадия	Лист	Листов
Р	2	8




Согласовано				Инв. № подл.	Подп. и дата	Взам. инв. №

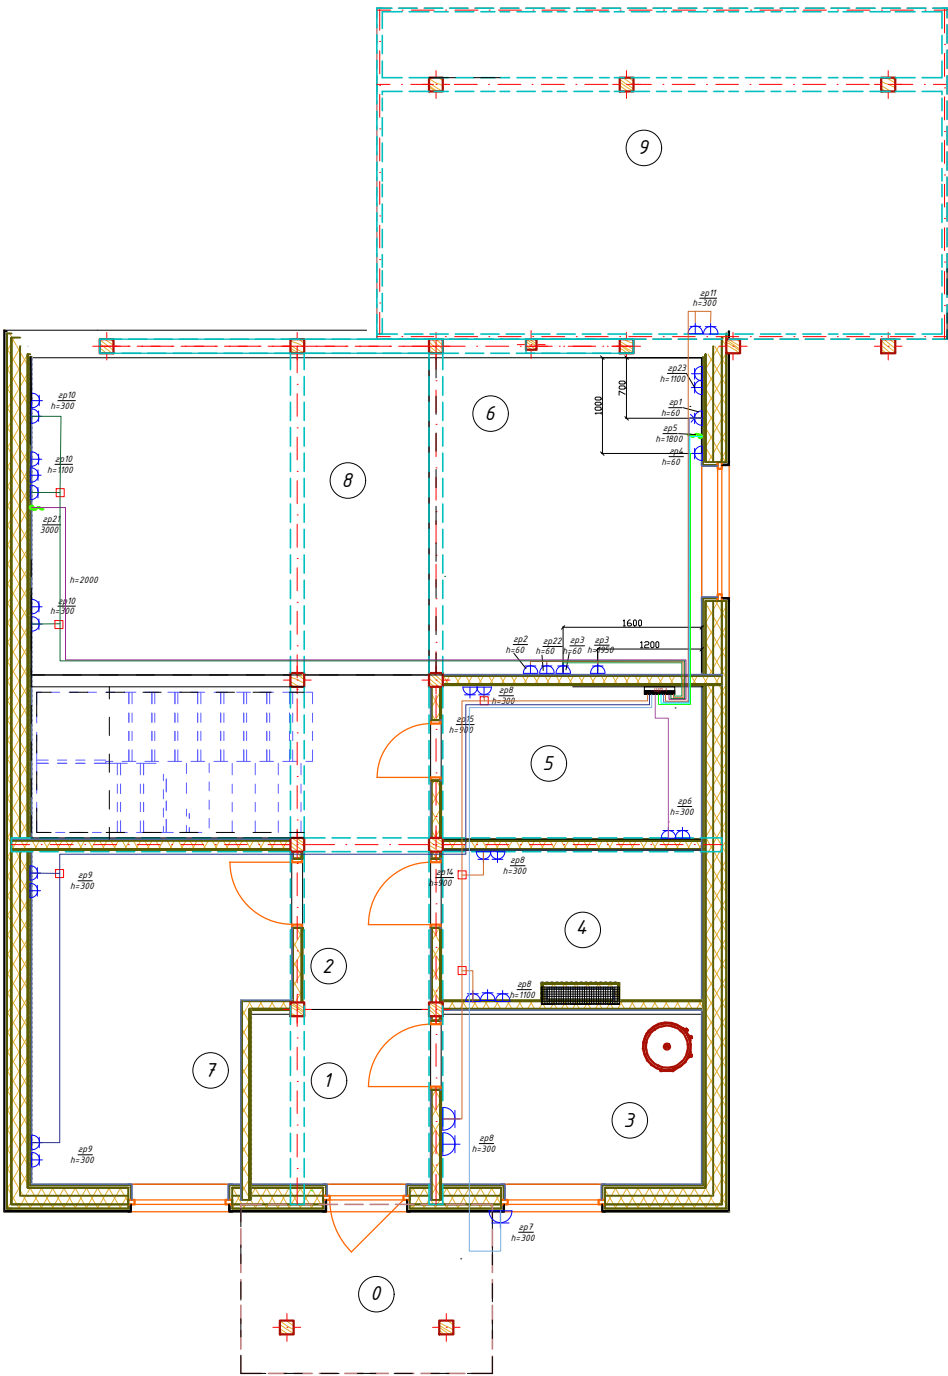


Изм.	Кол.уч	Лист	№ док.	Подпись	Дата	Электрооборудование. Электроосвещение.	Стадия	Лист	Листов
Инженер							Р	3	8
ГИП									
Утвердил						План розеточной сети.			

Согласовано				Инв. № подл.	Подп. и дата	Взам. инв. №

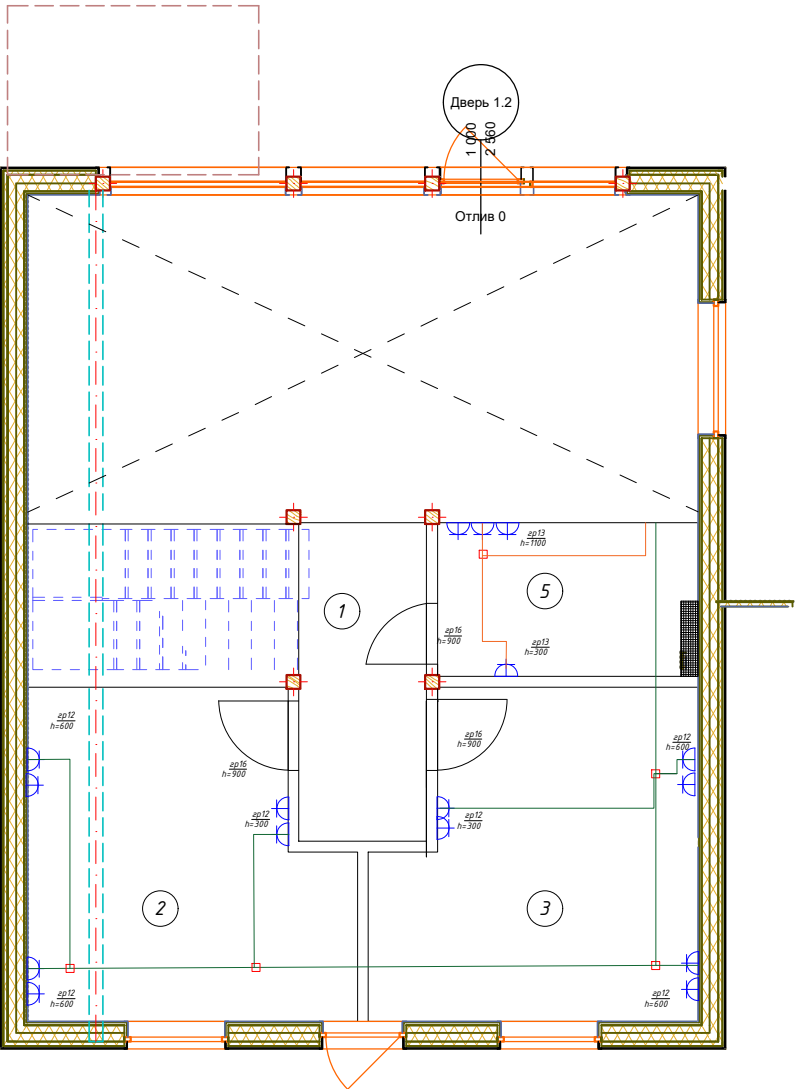


Изм.	Кол.уч	Лист	№ док.	Подпись	Дата				
Инженер						Электрооборудование. Электроосвещение.	Стадия	Лист	Листов
							Р	4	8
ГИП						План розеточной сети.	 Строительная компания		
Утвердил									

				Согласовано			
Инв. № подл.	Подп. и дата	Взам. инв. №					

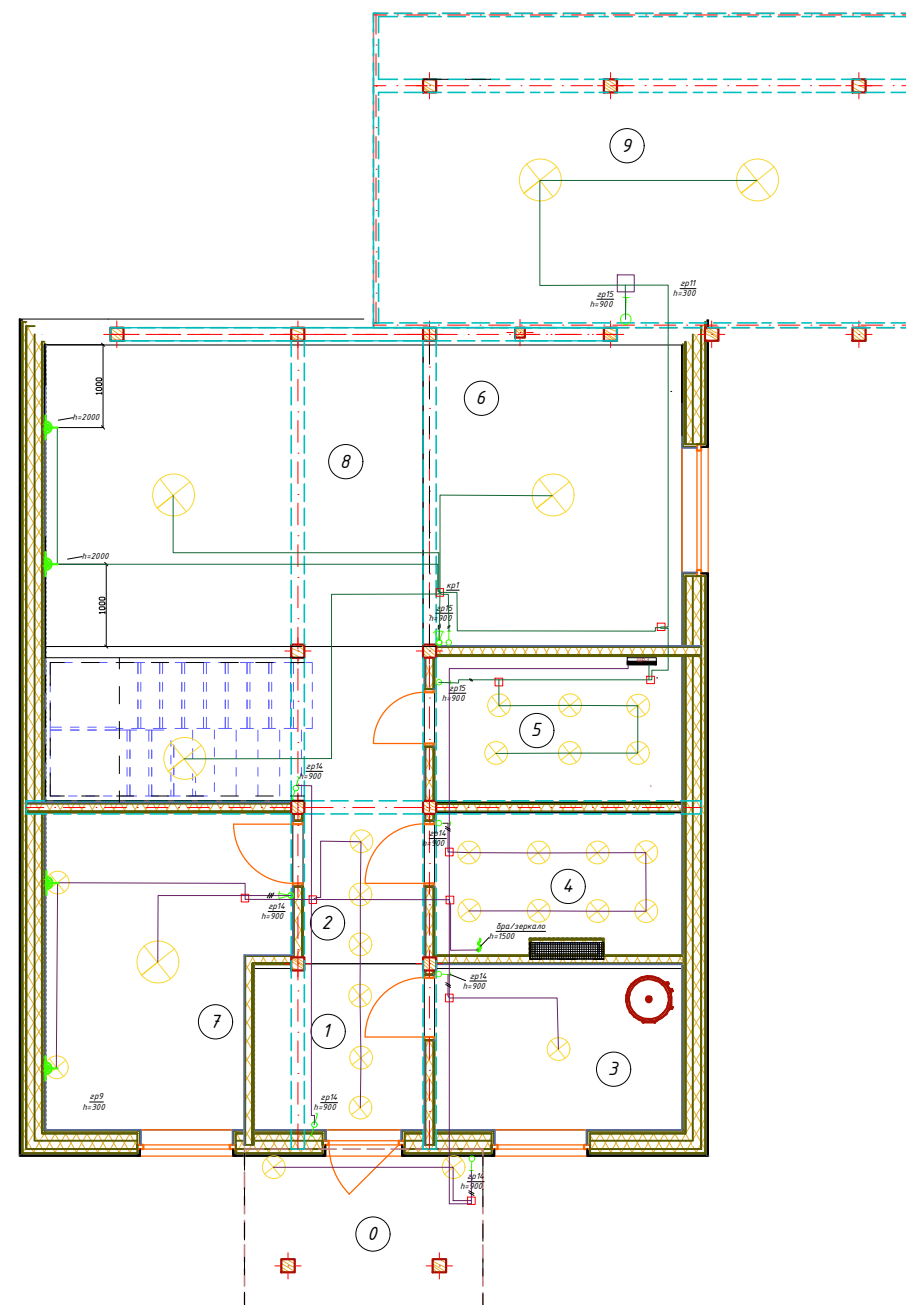

<i>Изм.</i>	<i>Кол.уч.</i>	<i>Лист</i>	<i>№ док.</i>	<i>Подпись</i>	<i>Дата</i>				
						<i>Электрооборудование. Электроосвещение.</i>	<i>Стадия</i>	<i>Лист</i>	<i>Листов</i>
<i>Инженер</i>							<i>Р</i>	<i>5</i>	<i>8</i>
						<i>План осветительной сети.</i>			
<i>ГИП</i>									
<i>Утвердил</i>									

Согласовано					
Инв. № подл.	Подп. и дата	Взам. инв. №			

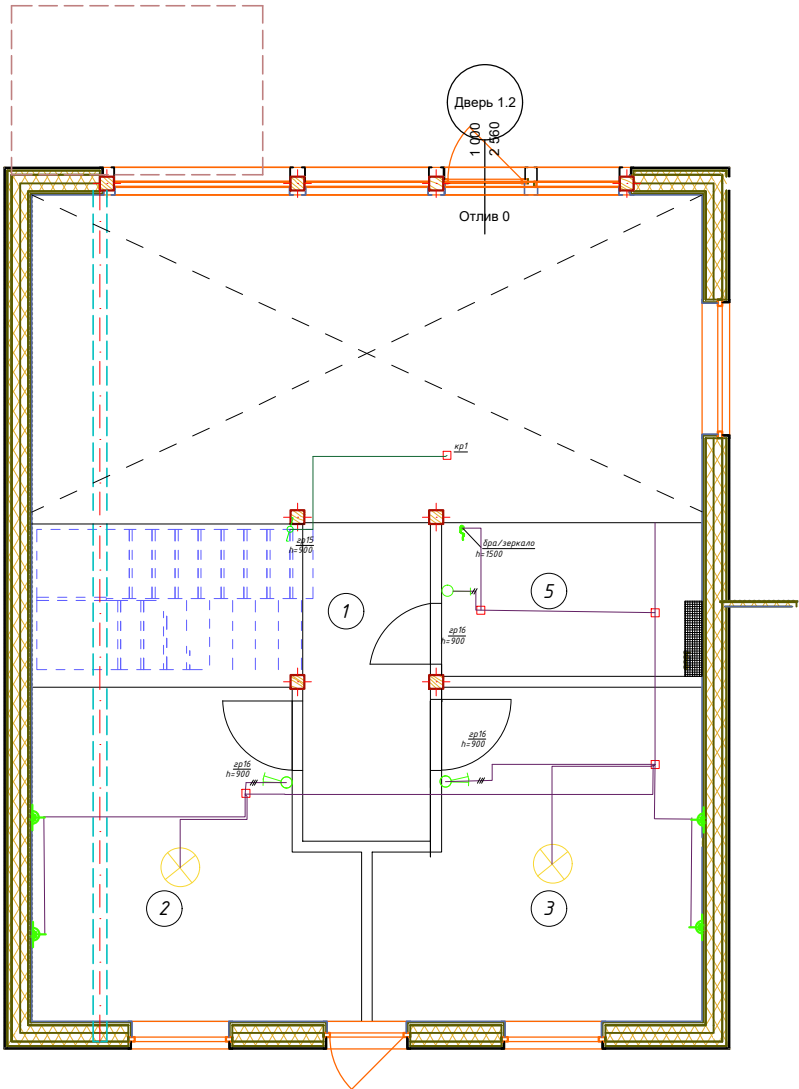

Изм.	Кол.уч	Лист	№ док.	Подпись	Дата				
Инженер						Электрооборудование. Электроосвещение.	Стадия	Лист	Листов
							Р	6	8
ГИП						План осветительной сети.	idea Строительная компания		
Утвердил									

[illegible]

1. Условные обозначения разработаны на основании ГОСТ 21.210-2014 – СПДС “Условные графические изображения электрооборудования и проводок на планах”.
2. Степени защиты оболочек электрооборудования приняты по ГОСТ 14.254-2015 “Степени защиты, обеспечиваемые оболочками”.

Электрооборудование.
Электроосвещение.



idea
Строительная компания

Позиция	Наименование и техническая характеристика	Тип, марка, обозначение документа, опросного листа	Код оборудования, изделия, материала	Завод-изготовитель	Единица измерения	Количество	Масса единицы, кг	Примечание
1	2	3	4	5	6	7	8	9
	1. ЩР-1				шт	1		
1,01	RESI9 ВЫКЛЮЧАТЕЛЬ НАГРУЗКИ 40А 4Р				шт	1		
1,02	Выключатель автоматический трехполюсный 25А С iC60N 6кА				шт	1		
1,03	Выключатель автоматический однополюсный 25А С iC60N 6кА				шт	1		
1,04	Выключатель автоматический однополюсный 16А В iC60N 6кА				шт	15		
1,05	Выключатель автоматический однополюсный 10А С iK60N 6кА				шт	8		
1,06	Выключатель дифференциального тока (УЗО) 2п 40А 30мА iID К AC				шт	4		
1,07	Кросс-модуль 4Рх7 контакт 100А				шт	1		
1,08	Щит распределительный встраиваемый ЩРв-п Mistral41 54М пластиковый прозрачная дверь с клеммами				шт	1		
1,09	Реле напряжения DigiTOP Vp-3F63A				шт	1		
1,10	Провод силовой ПуГВ нг(А) LS 6 белый ТРТС				м	5		
1,11	Провод силовой ПуГВ нг(А) LS 6 красный ТРТС				м	5		
1,12	Провод силовой ПуГВ нг(А) LS 6 черный ТРТС				м	5		
1,13	Провод силовой ПуГВ нг(А) LS 6 голубой ТРТС				м	5		
	3. Система питания							
2,01	Кабель силовой ВВГнг-LS 3х2,5				м	160		
2,02	Кабель силовой ВВГнг-LS 3х4				м	10		
2,03	Кабель силовой ВВГнг-LS 3х1,5				м	150		
2,04	Кабель силовой ВВГнг-LS 2х1,5				м	50		
2,05	Металлорукав в ПВХ оболочке 18мм				м	155		
2,06	Металлорукав в ПВХ оболочке 15мм				м	140		
2,07	Металлорукав в ПВХ оболочке 25мм				м	9		
2,08	Коробка разветвительная 80х80х50				шт	27		

Изм.

Кол.уч

Лист

Ндок

Подп.

Дата

Электрооборудование.

Электроосвещение.

Стадия

Р

Лист

8

Листов

8

Спецификация

idea

Строительная компания

Щиток внутридомовой

