


Проектная документация

Водоотведение

г. Москва 2022 г.

Согласовано			
Инв. №подл.	Подп. и дата	Взам. инв№	


Принципиальная схема канализации

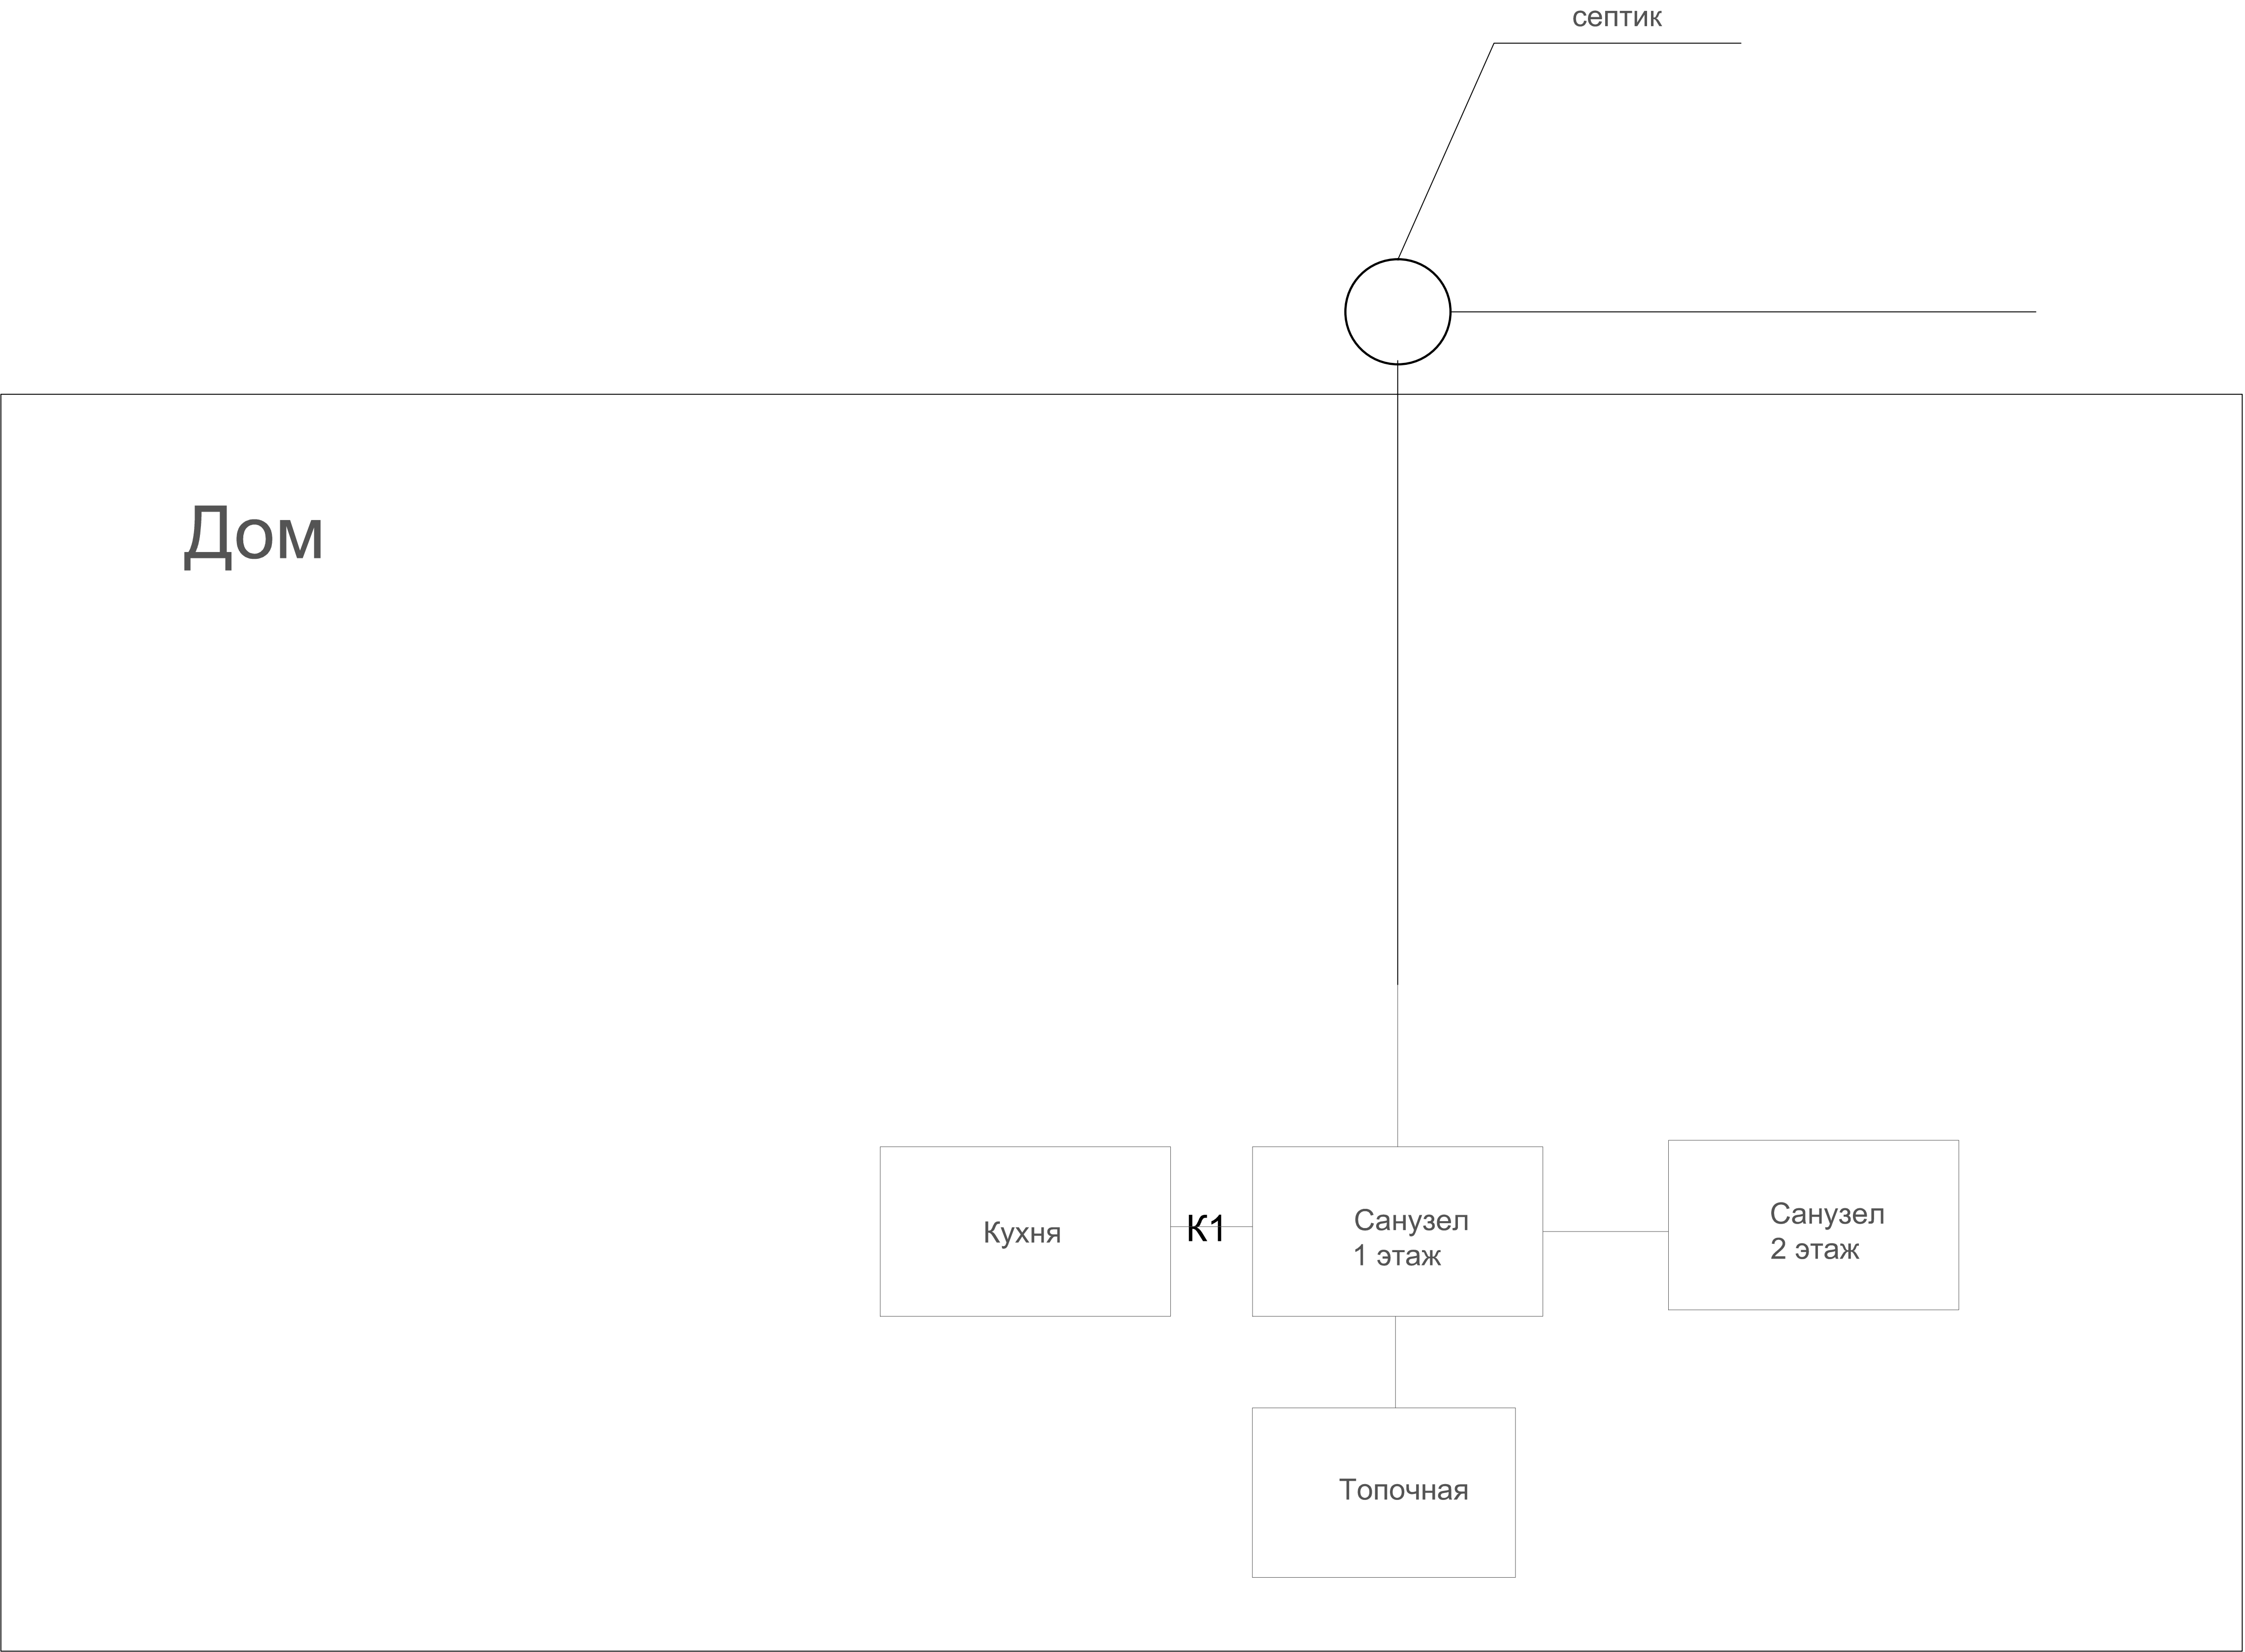

Согласовано				
Инв. ? подл.	Попр. и дата	Взам. инв. ?		

						07-15-ВО			
						Здание			
Изм.	Кол. уч.	Лист	г.ок.	Погр.	Дата	Здание	Стадия	Лист	Листов
Разработал	Сафонов В.Ю.						РД	2	6
							ФЛП "Сафонов В.Ю."		

План 1 этажа

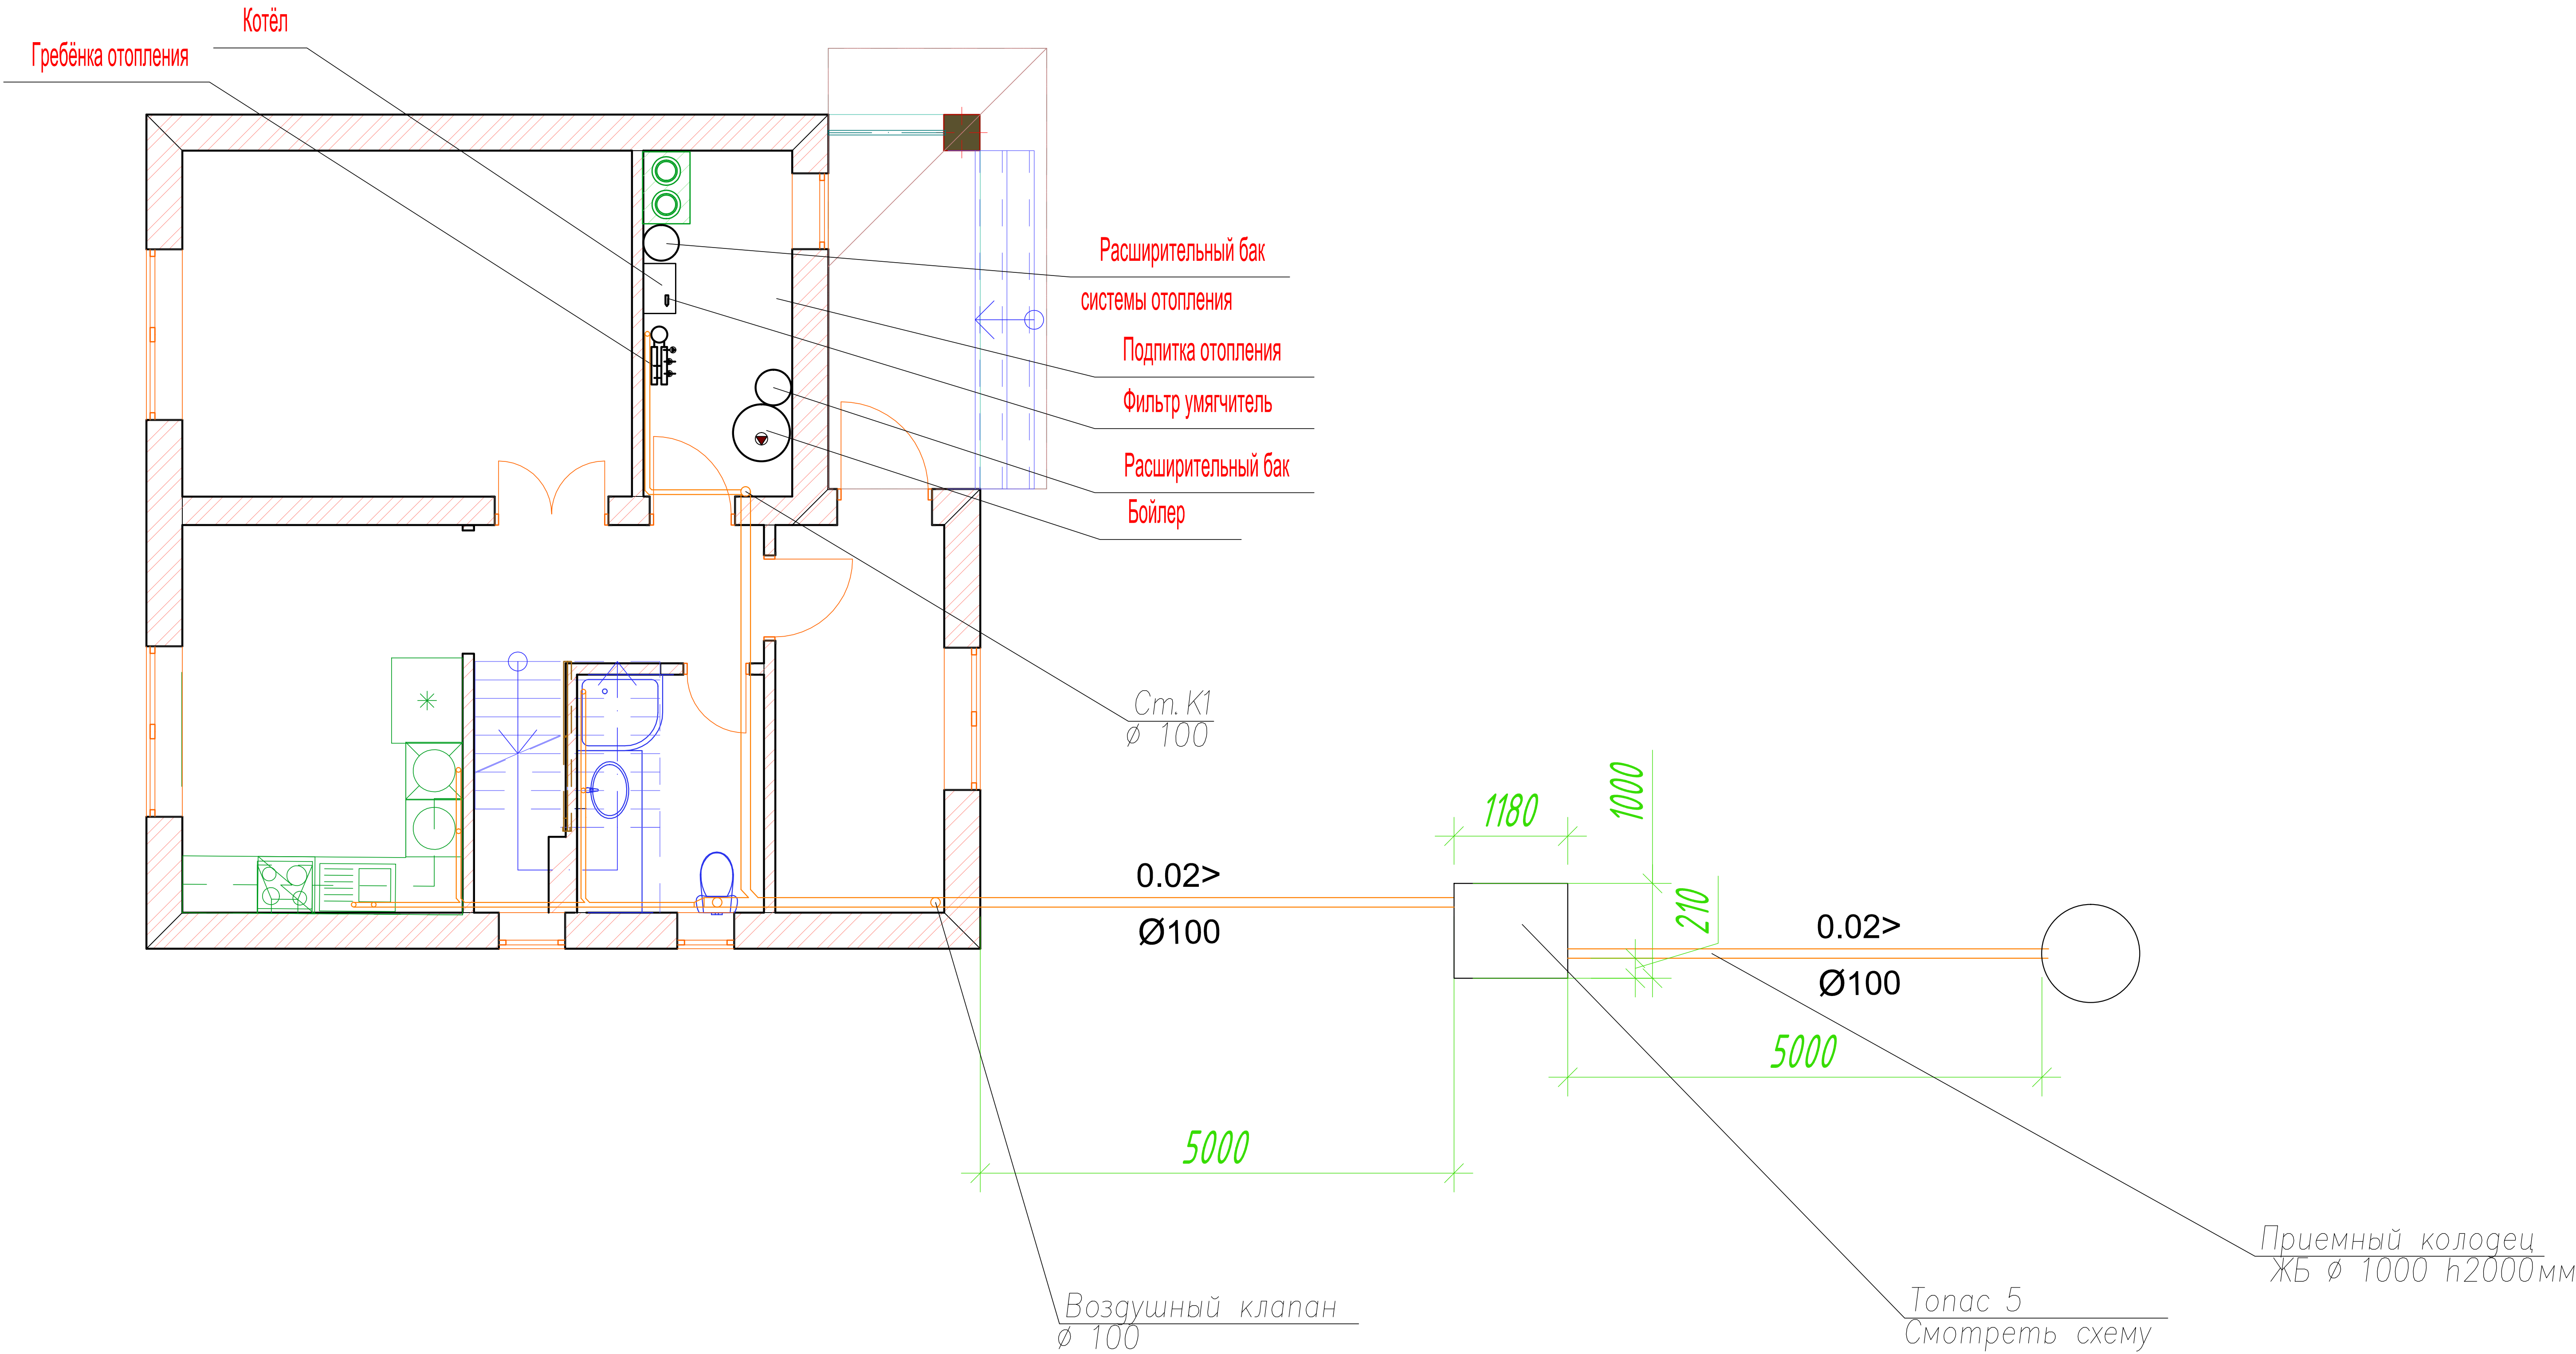


Разработал	Сафонов В.Ю.			П - 15 - 0В		
				Здание		
				Здание	Стадия	Лист
					П	3
				Канализация 1-го этажа М 1:100		ФЛП "Сафонов В.Ю."

План 2 этажа






Условные обозначения

Проектируемые сети

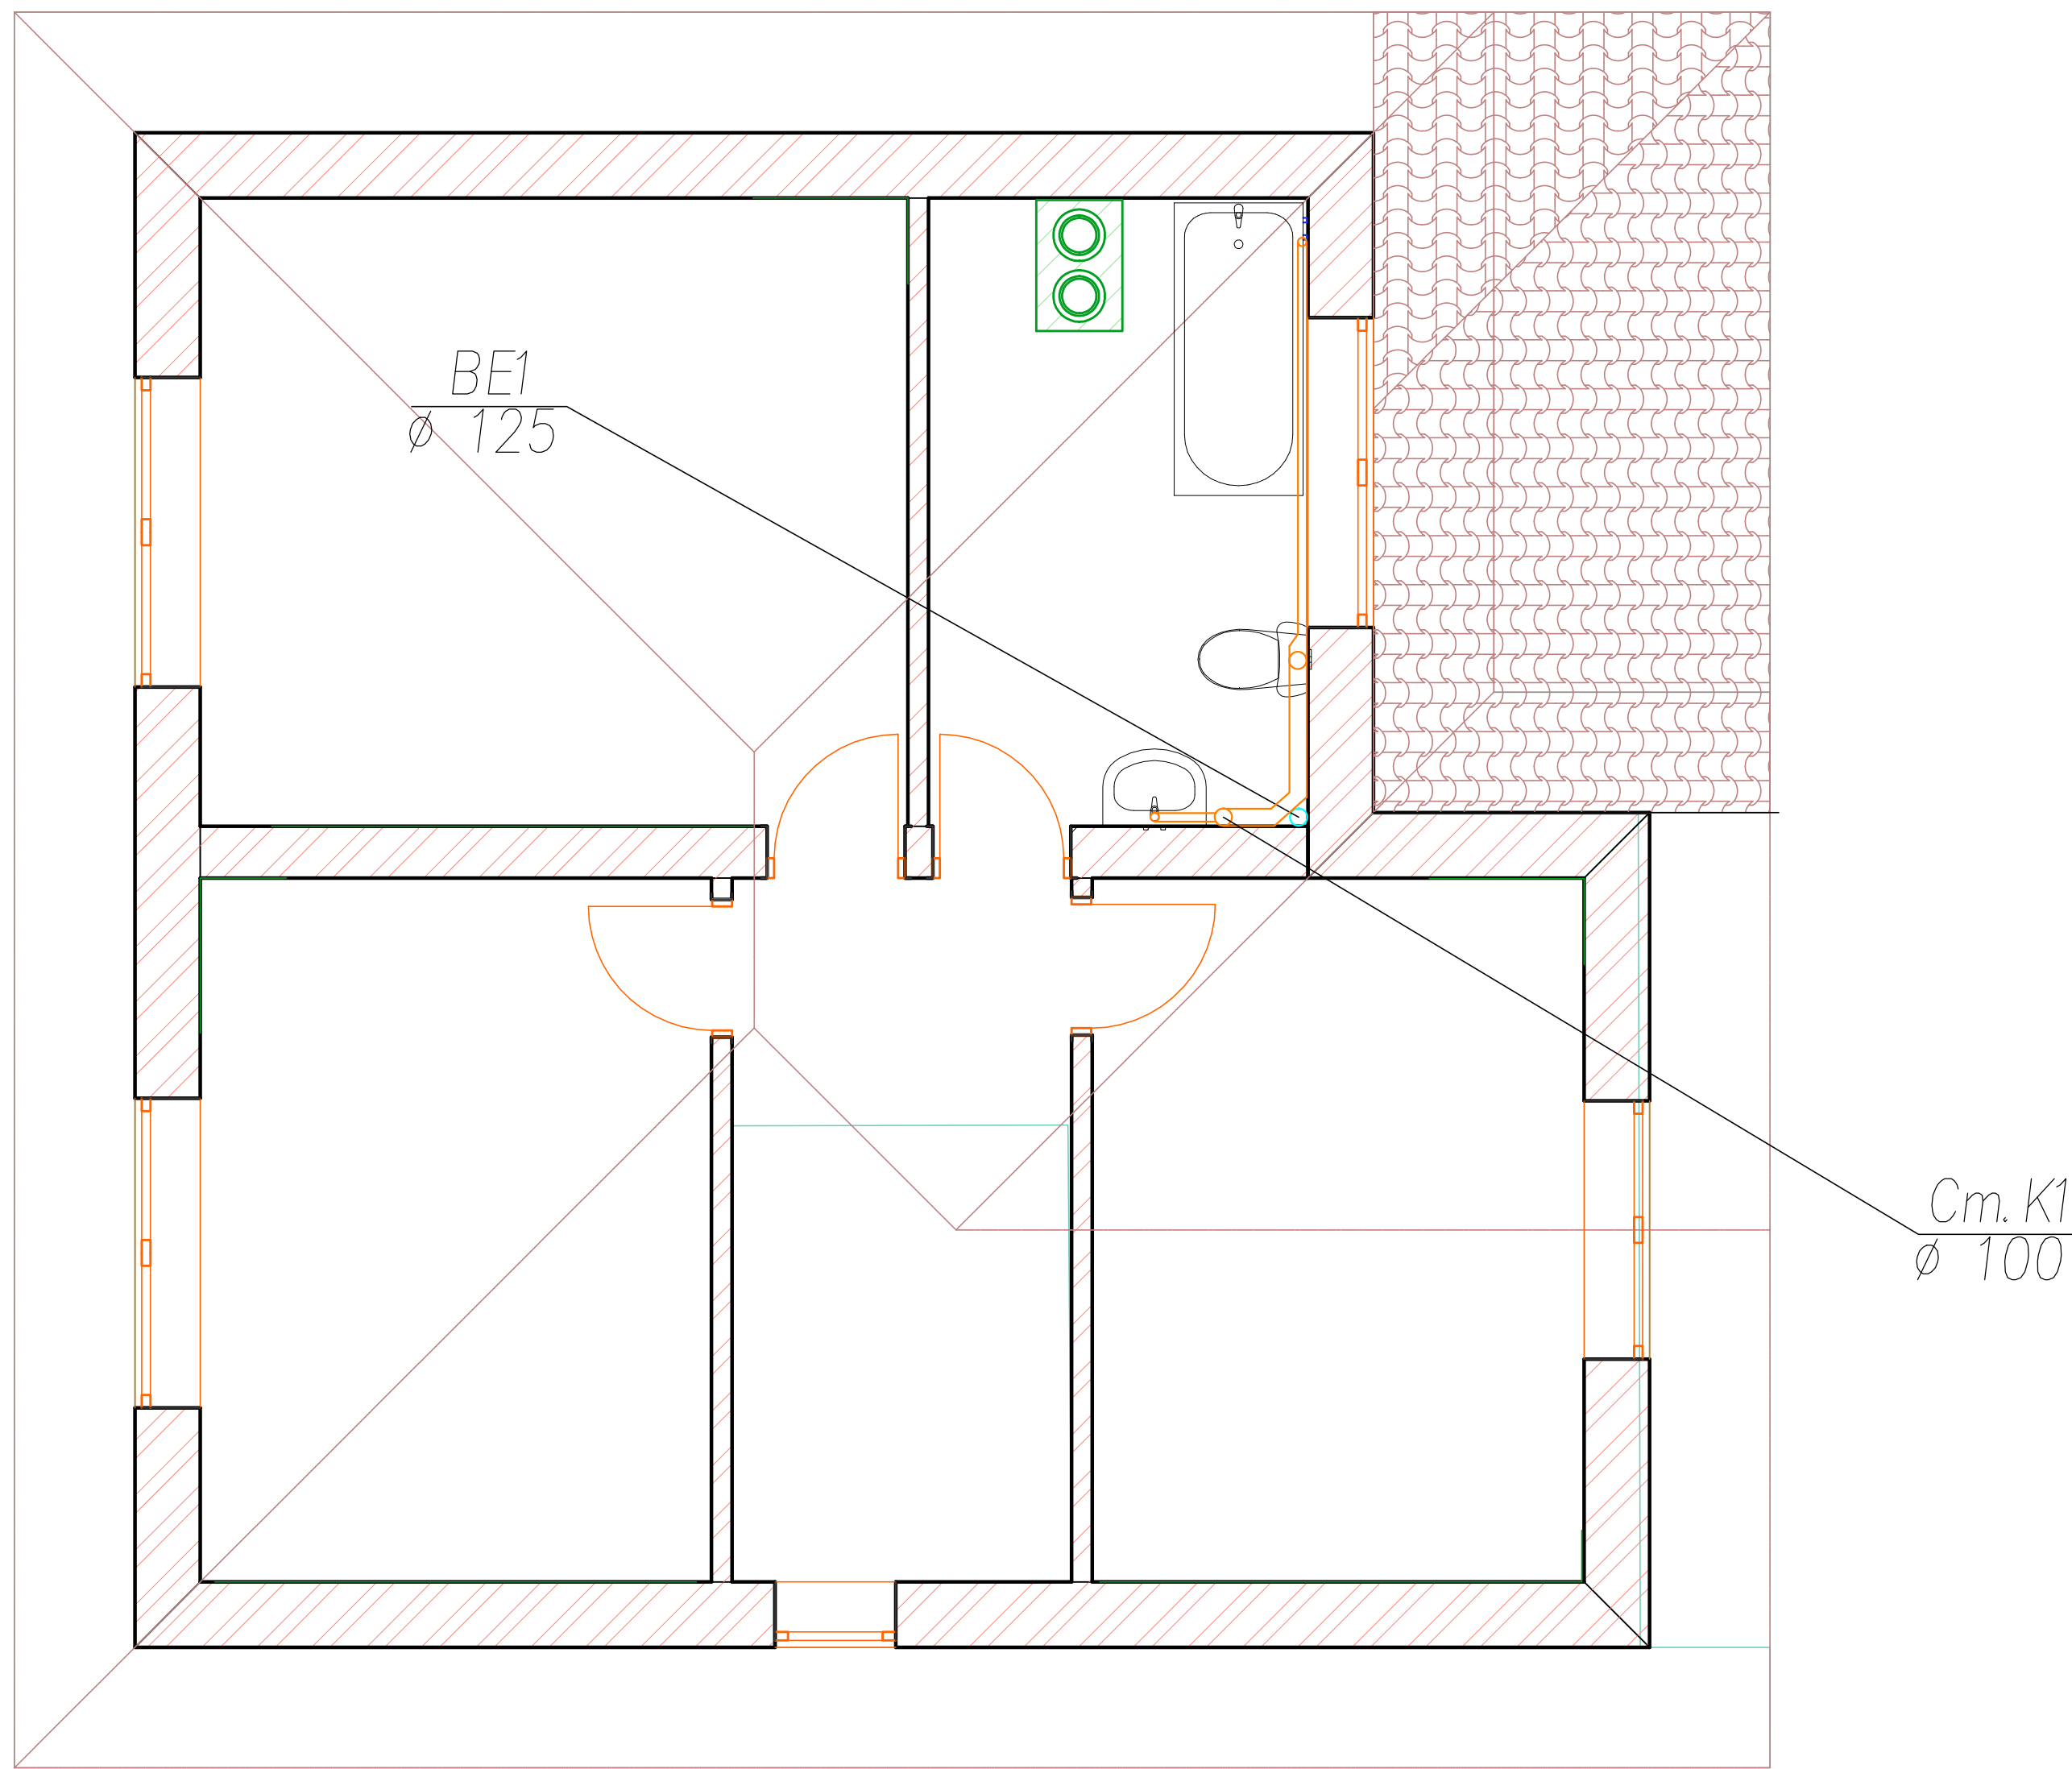


— K1 — Канализация бытовая

УСЛОВНЫЕ ОБОЗНАЧЕНИЯ,

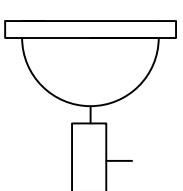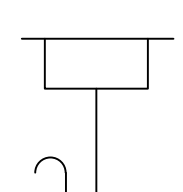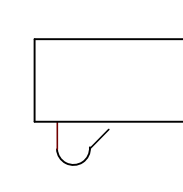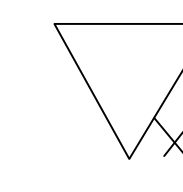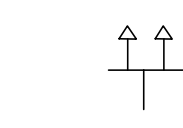-  Умывальник
-  Мойка
-  Ванна –душевой поддон
-  Унитаз
-  Воздушный Клапан

Разработал	Сафонов.В.Ю .			П - 15 - 0В			
				Здание			
				Здание	Стадия	Лист	Листов
					П	4	
				канализация 2—го этажа М 1:100		ФЛП"Сафонов В.Ю."	

Схема К1,

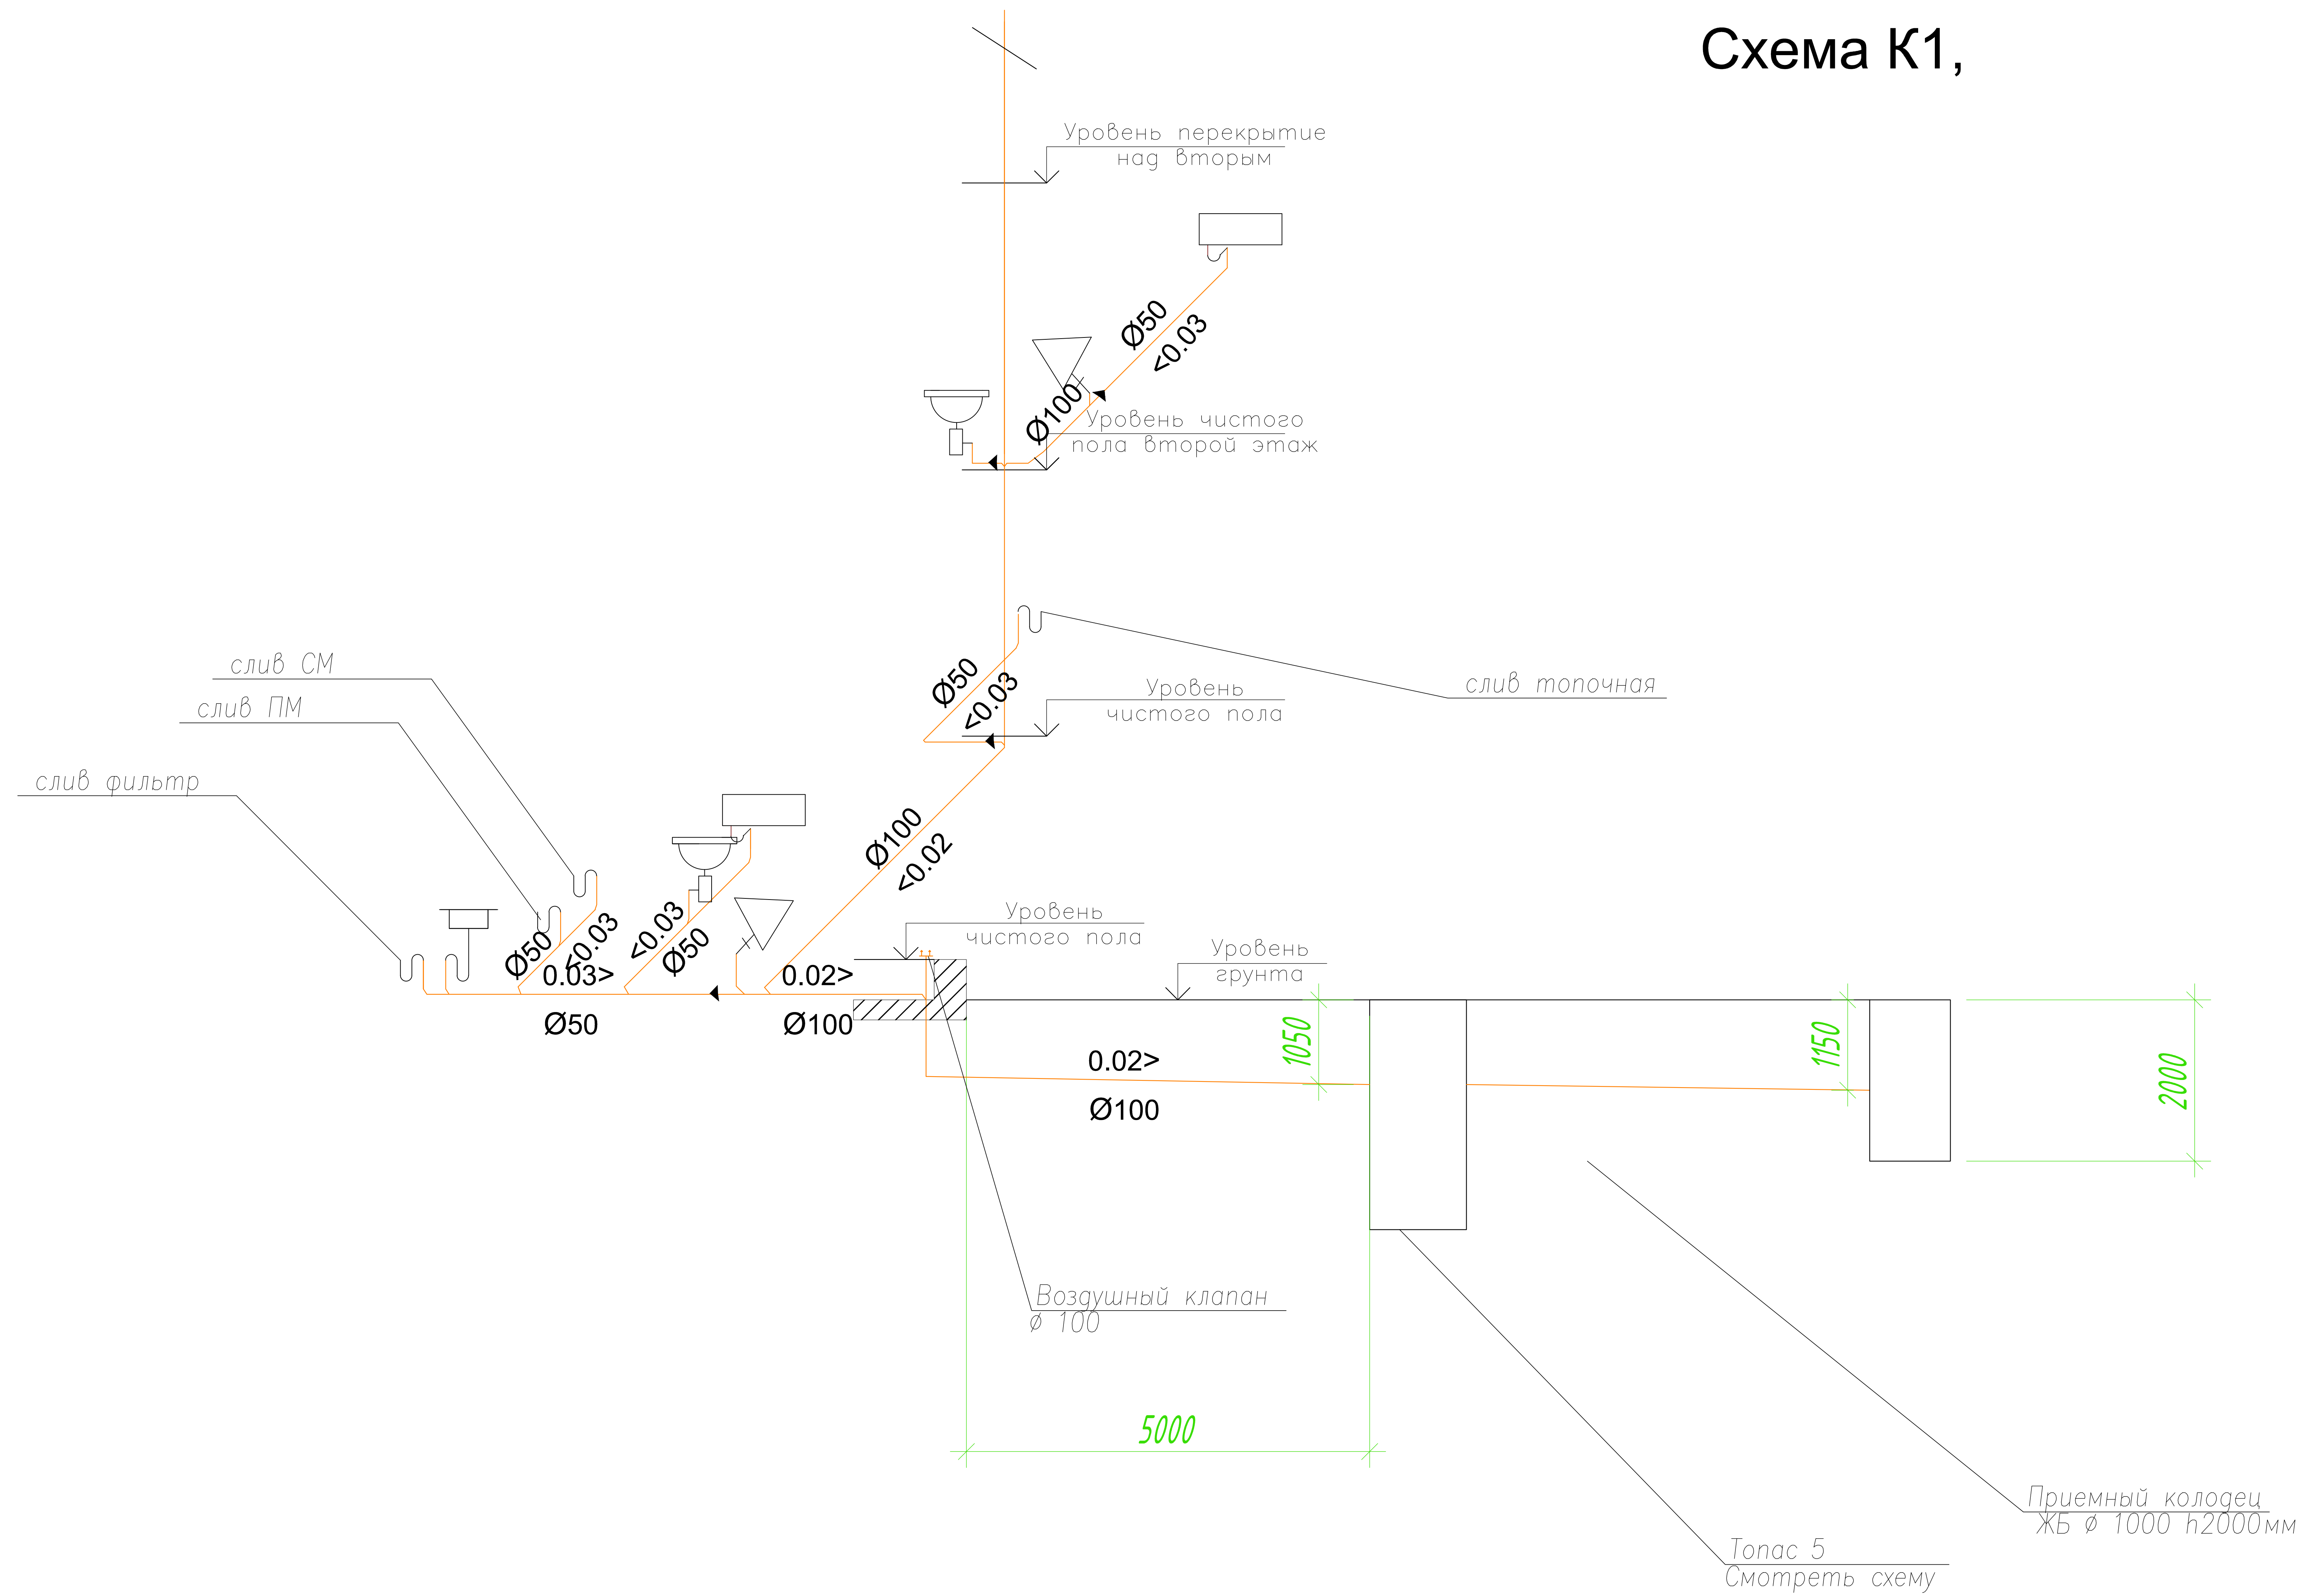

						07-15-ВО			
						Здание			
Изм.	Кол. уч.	Лист?	док.	Погн.	Дата	Здание	Стадия	Лист	Листов
Разработал	Сафонов В.Ю.						РД	5	
						Схема К1,	ФЛП"Сафонов В.Ю."		

Монтажная схема ТОПАС 5 Лонг



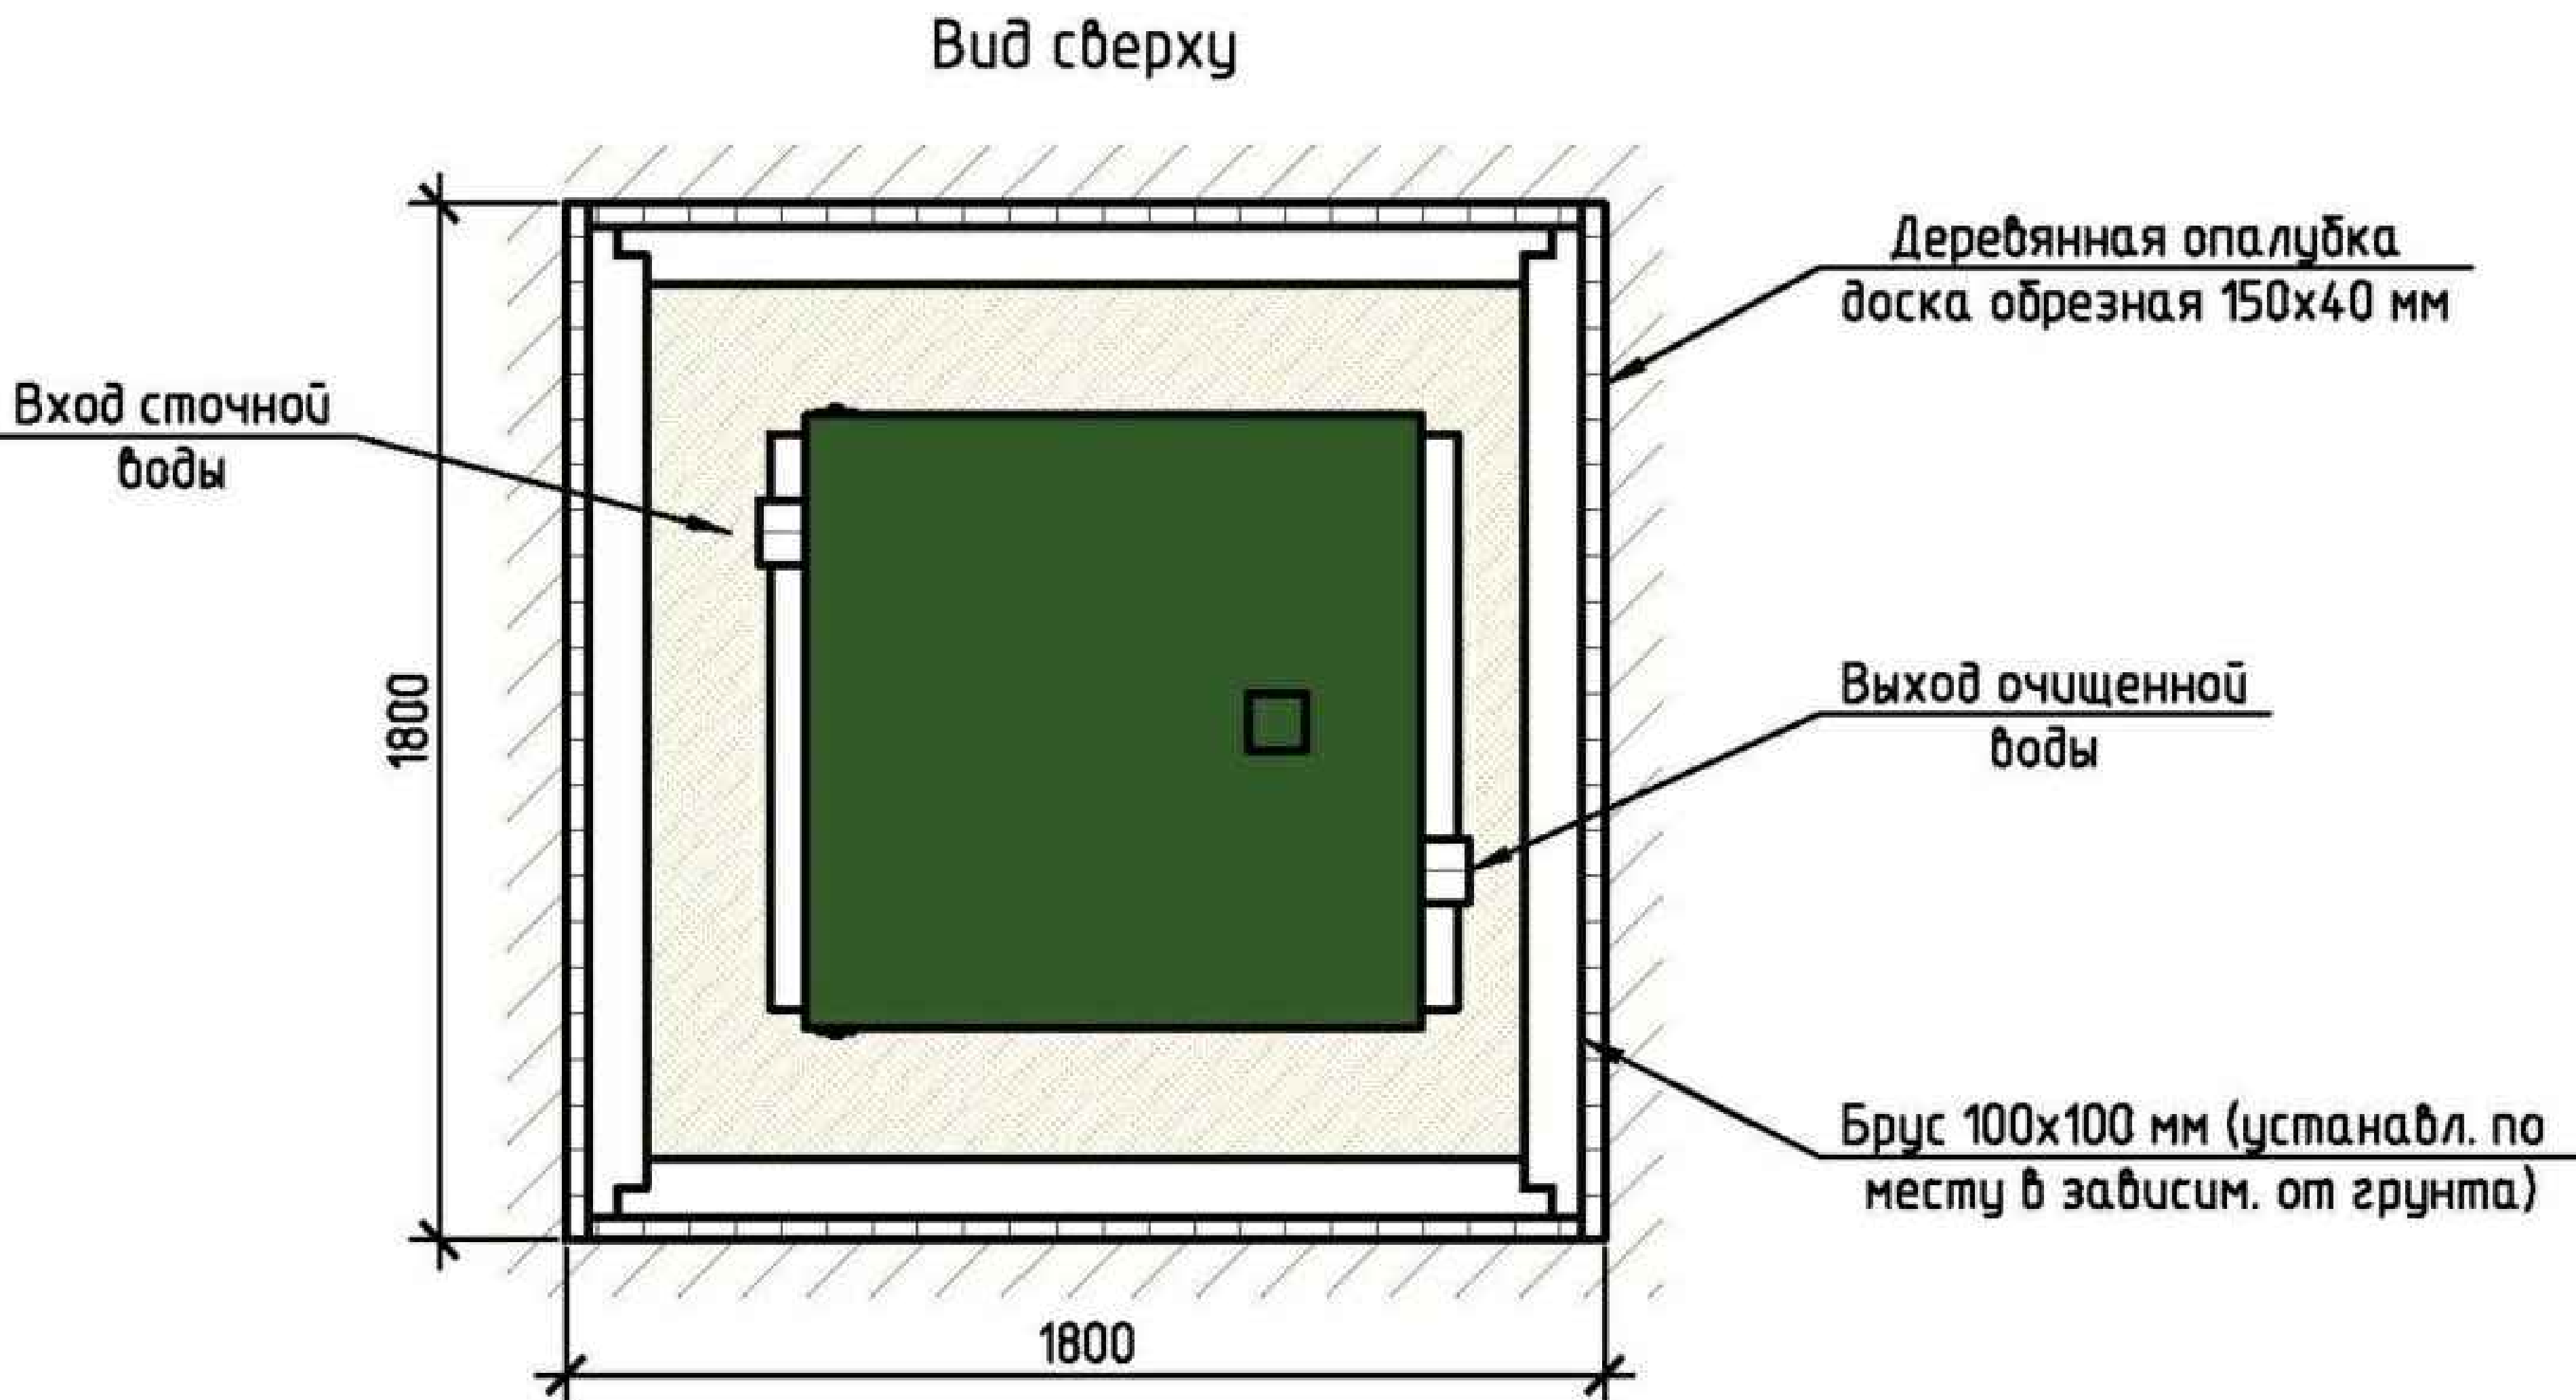


Схема №1

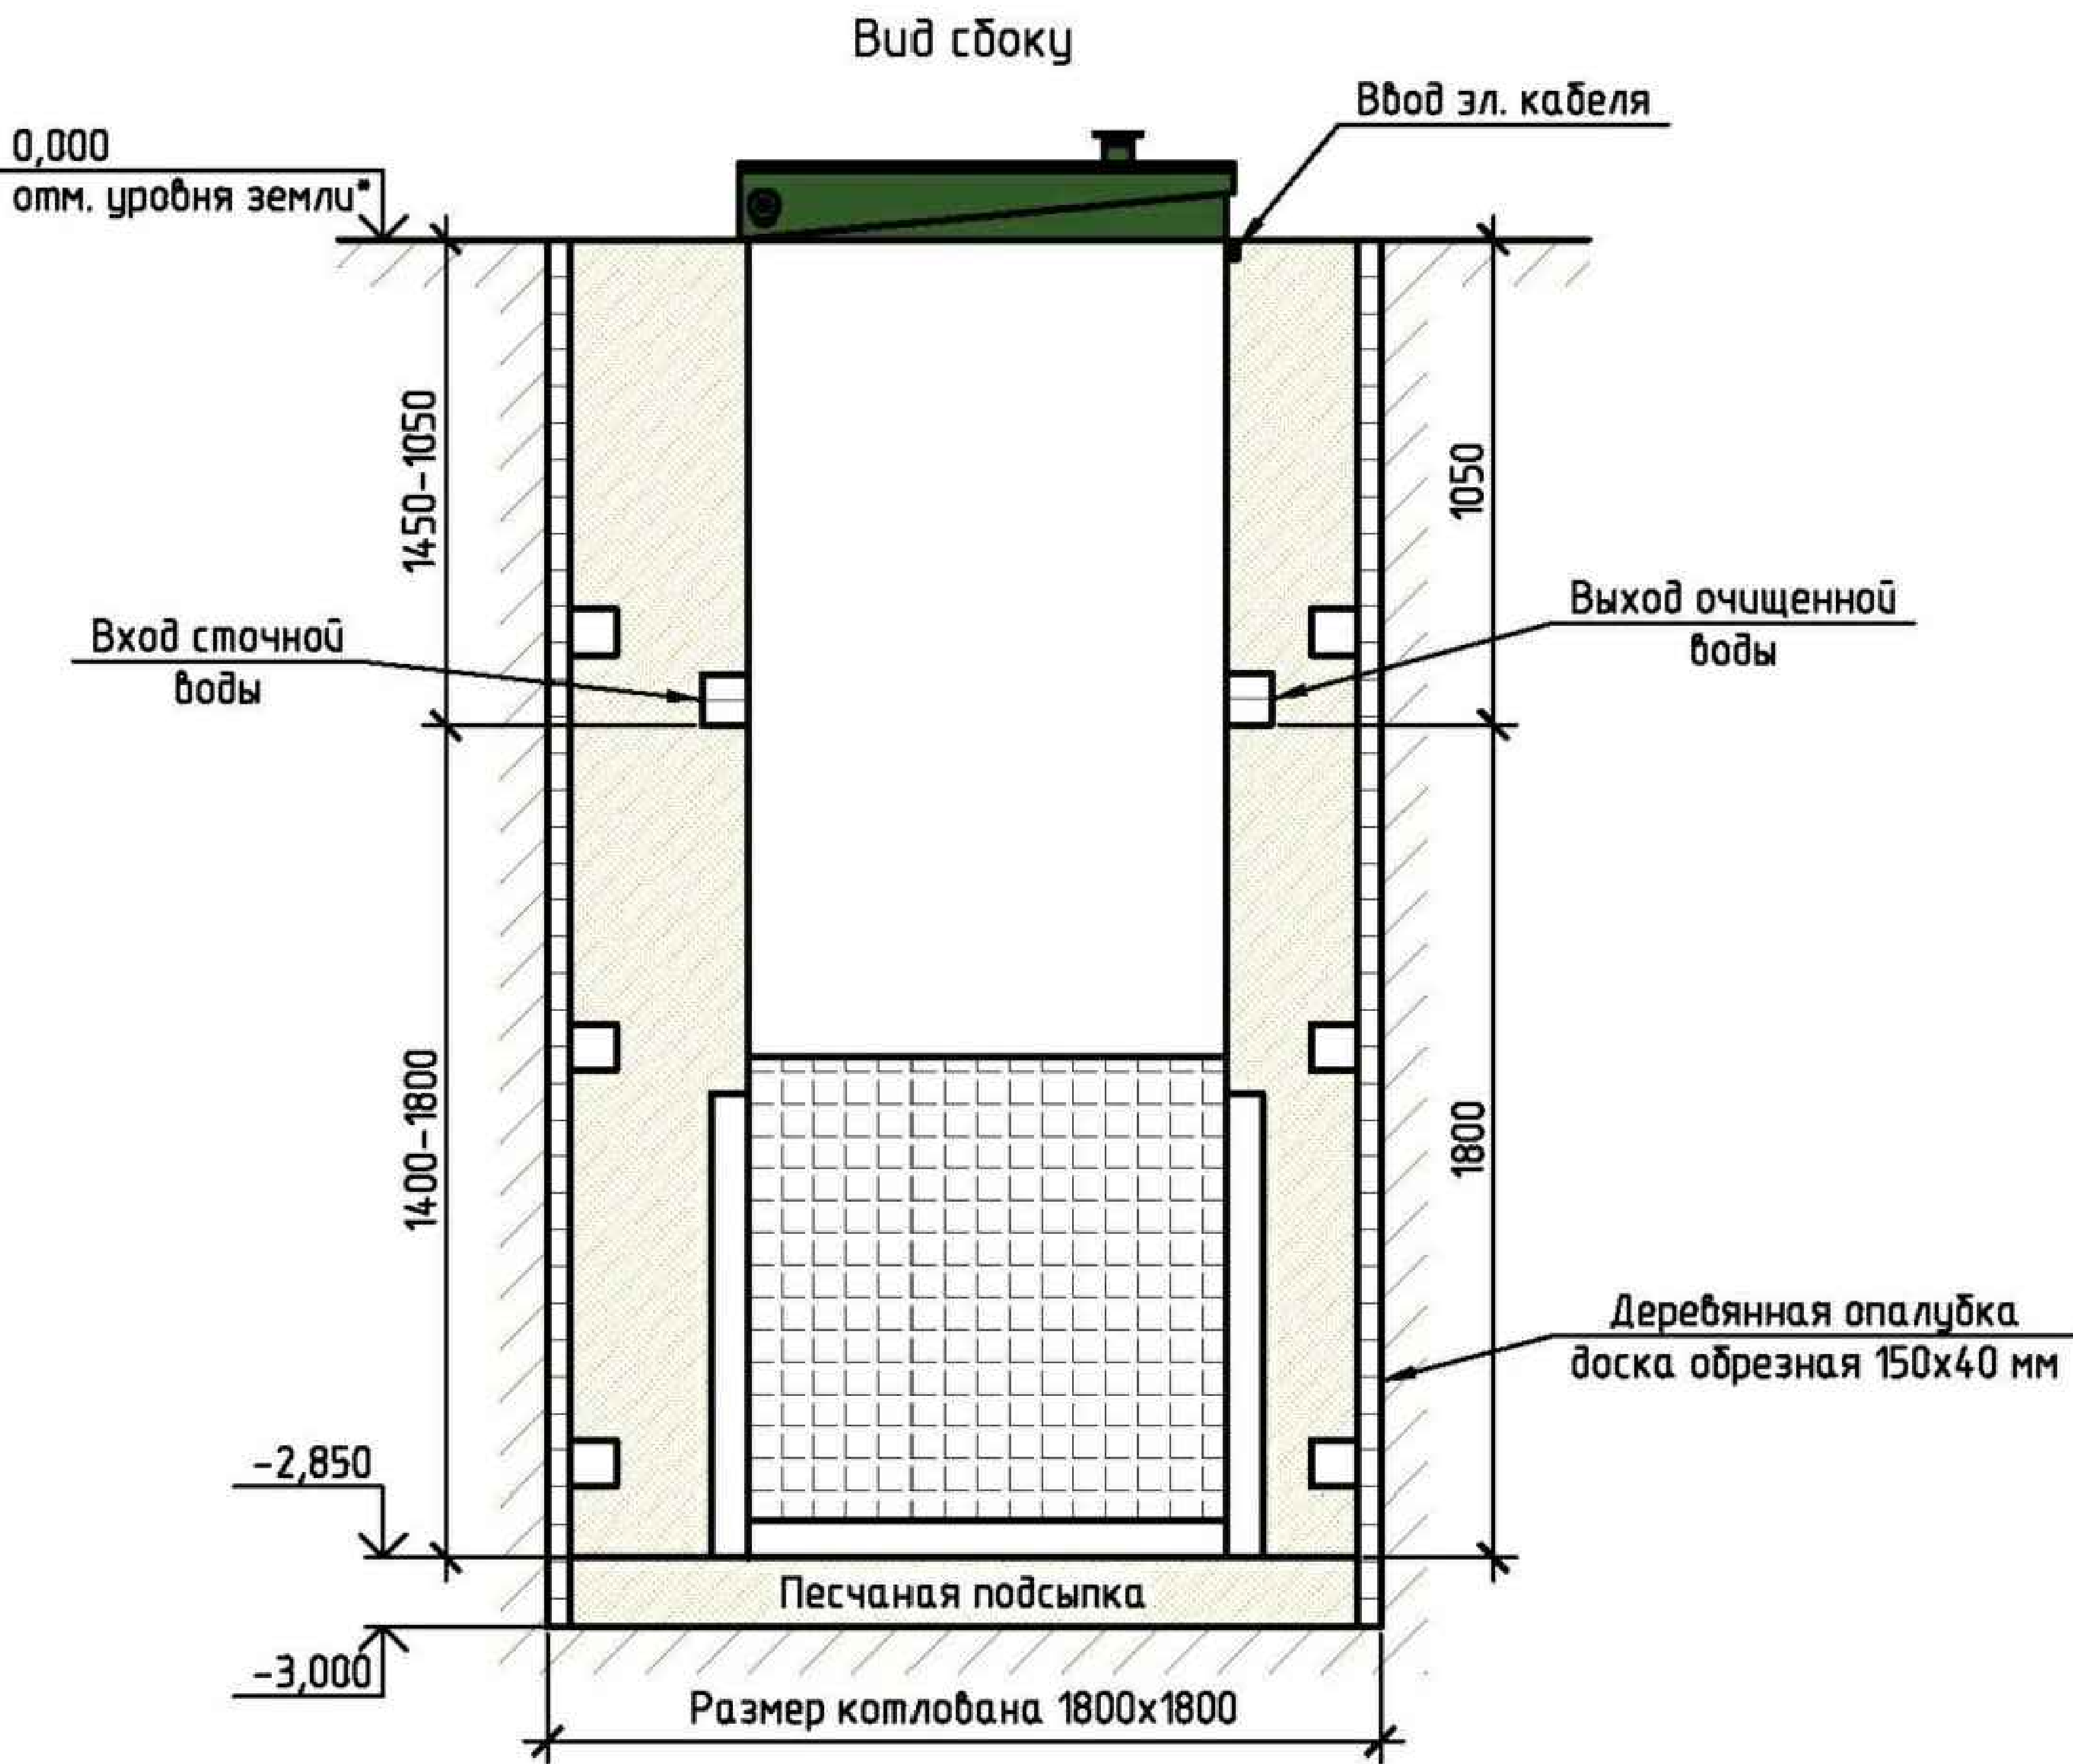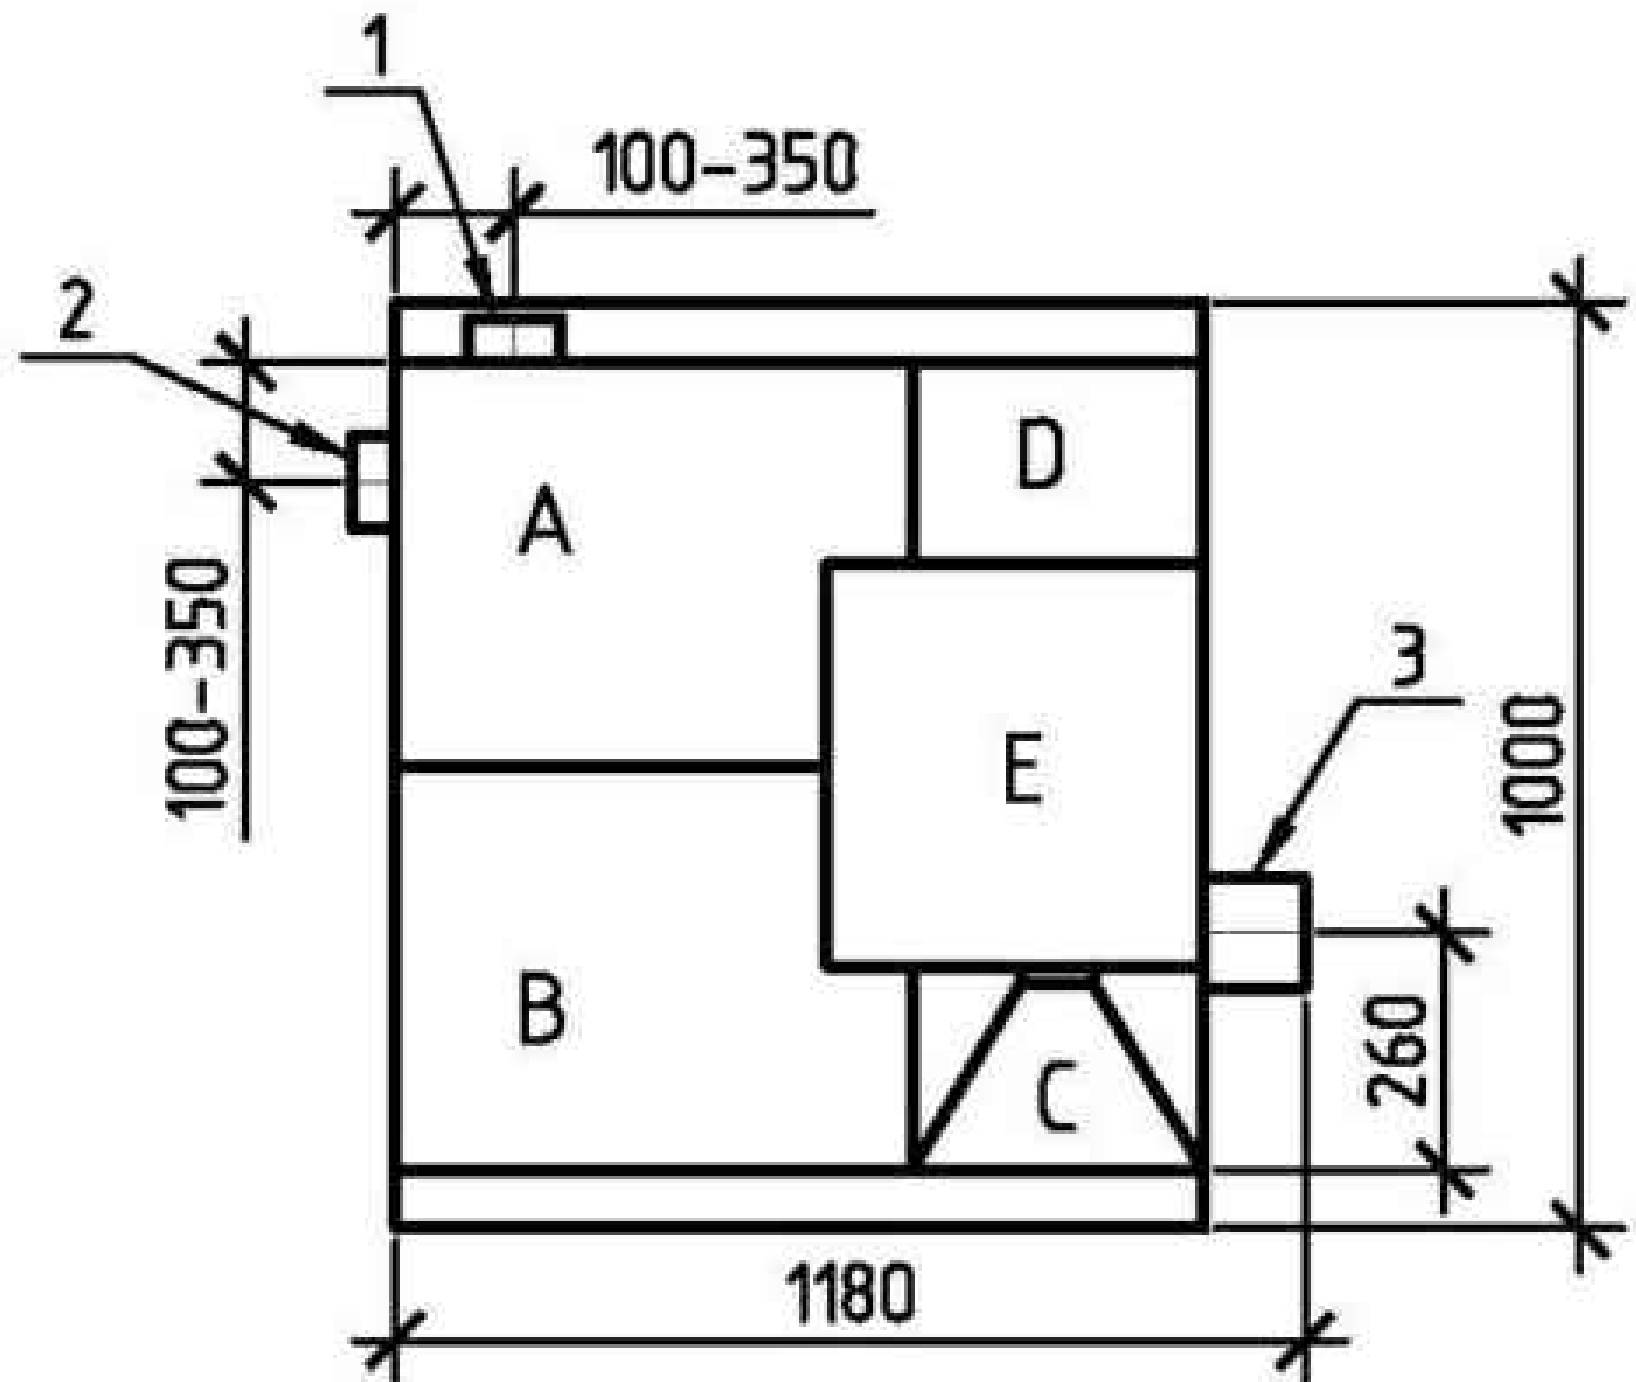

Габаритные размеры ТОПАС 5 Лонг**:

- Длина 1180мм;
Ширина 1000 мм;
Высота 3100 мм;
Вес, макс. 340 кг.
- A – приемная камера;
B – аэротенк;
C – вторичный отстойник;
D – стабилизатор активного ила;
E – компрессорный отсек.

1, 2 – варианты входа стоков (ввод трубы монтируется при монтаже, либо, по желанию заказчика, на заводе изготовителя (в соответствии с размерами, указанными в заявке на резку);
3 – выход очищенной воды (труба Ø110 монтируется на заводе).

Монтажные и земляные работы проводить согласно СП 129.13330.2011 "Наружные сети и сооружения водоснабжения и канализации".

Пояснение к схеме №1				
	От дна установки до нижнего края трубы		От поверхности грунта до нижнего края трубы	
	min	max	min	max
Вход сточной воды	1400	1800	1050	1450
Выход очищенной воды	1800	1800	1050	1050

ПРИ МОНТАЖЕ ОБРАТИТЬ ОСОБОЕ ВНИМАНИЕ:
Разработку котлована производить при условии соблюдения правил техники безопасности проведения земляных работ, с соблюдением требований действующей нормативной документации. Монтаж станции производить на песчаную подсыпку, станцию не подвергать ударам, обсыпку производить вместе с заливкой одновременно для компенсации внутреннего и внешнего давления.

*При определении отметки уровня земли предусмотреть будущее благоустройство участка, возможные ландшафтные работы (которые могут привести к изменению отметки уровня земли).
**Производитель может изменить габариты продукции без уведомления.

Расход песка не менее – 6,1 м³, расход воды не менее – 1,4 м³.

						07-15-ВО			
						Здание			
Изм.	Кол. уч.	Лист?	док.	Погн.	Дата	Здание	Стадия	Лист	Листов
Разработал	Сафонов В.Ю.						РД	6	
						Топас 5 лонг	ФЛП "Сафонов В.Ю."		

[illegible]

